



Governo do Estado de Mato Grosso
DEPARTAMENTO ESTADUAL DE TRÂNSITO

INFORMAÇÃO TÉCNICA TOMADA DE PREÇO 01/2020

Referente a tomada de preço 001/2020, Reforma da 61ª CIRETRAN de Confresa MT, publicada no diário Oficial dia 03/02/2022 venho esclarecer a necessidade de se fazer um adendo ao processo PRO-2021/00480 DETRAN em relação aos projetos existentes na referida tomada de preço; foi anexado ao processo projetos errôneos, sendo assim, segue em anexo todos os projetos que serão realmente utilizados na obra de reforma da 61ª CIRETRAN Confresa MT.

Quanto ao valor da planilha da obra de reforma da 61ª CRT fica inalterado, pois só os projetos que foram anexados erroneamente.



Assinado com senha por JOSE EDUARDO DE MELO MARTINS - ANALISTA DO SERVIÇO TRANSITO LC 505/13 / COOENG - 07/02/2022 às 10:25:30 e EDNO MARTIMIANO DE CARVALHO - COORDENADOR / COOENG - 07/02/2022 às 10:26:50.
Documento Nº: 643448-3347 - consulta à autenticidade em <https://www.sigadoc.mt.gov.br/sigaex/public/app/autenticar?n=643448-3347>



DETRAN DIC202203388



Governo do Estado de Mato Grosso
DEPARTAMENTO ESTADUAL DE TRÂNSITO

INFORMAÇÃO TÉCNICA COMPLEMENTAR


COMPLEMENTAMOS COM AS INFORMAÇÕES REQUERIDAS E AFERIMOS QUE AS ALTERAÇÕES ORA PRETENDIDAS NÃO AFETAM O PRAZO DE FORMULAÇÃO DE PROPOSTAS BEM COM RATIFICAMOS A MANUTENÇÃO DA DATA DO CERTAME PARA 22/02/2022.



Assinado com senha por JOSE EDUARDO DE MELO MARTINS - ANALISTA DO SERVIÇO TRANSITO LC
505/13 / COOENG - 07/02/2022 às 15:53:42.
Documento Nº: 650287-8336 - consulta à autenticidade em
<https://www.sigadoc.mt.gov.br/sigaex/public/app/autenticar?n=650287-8336>



DETRAN DIC:202203535

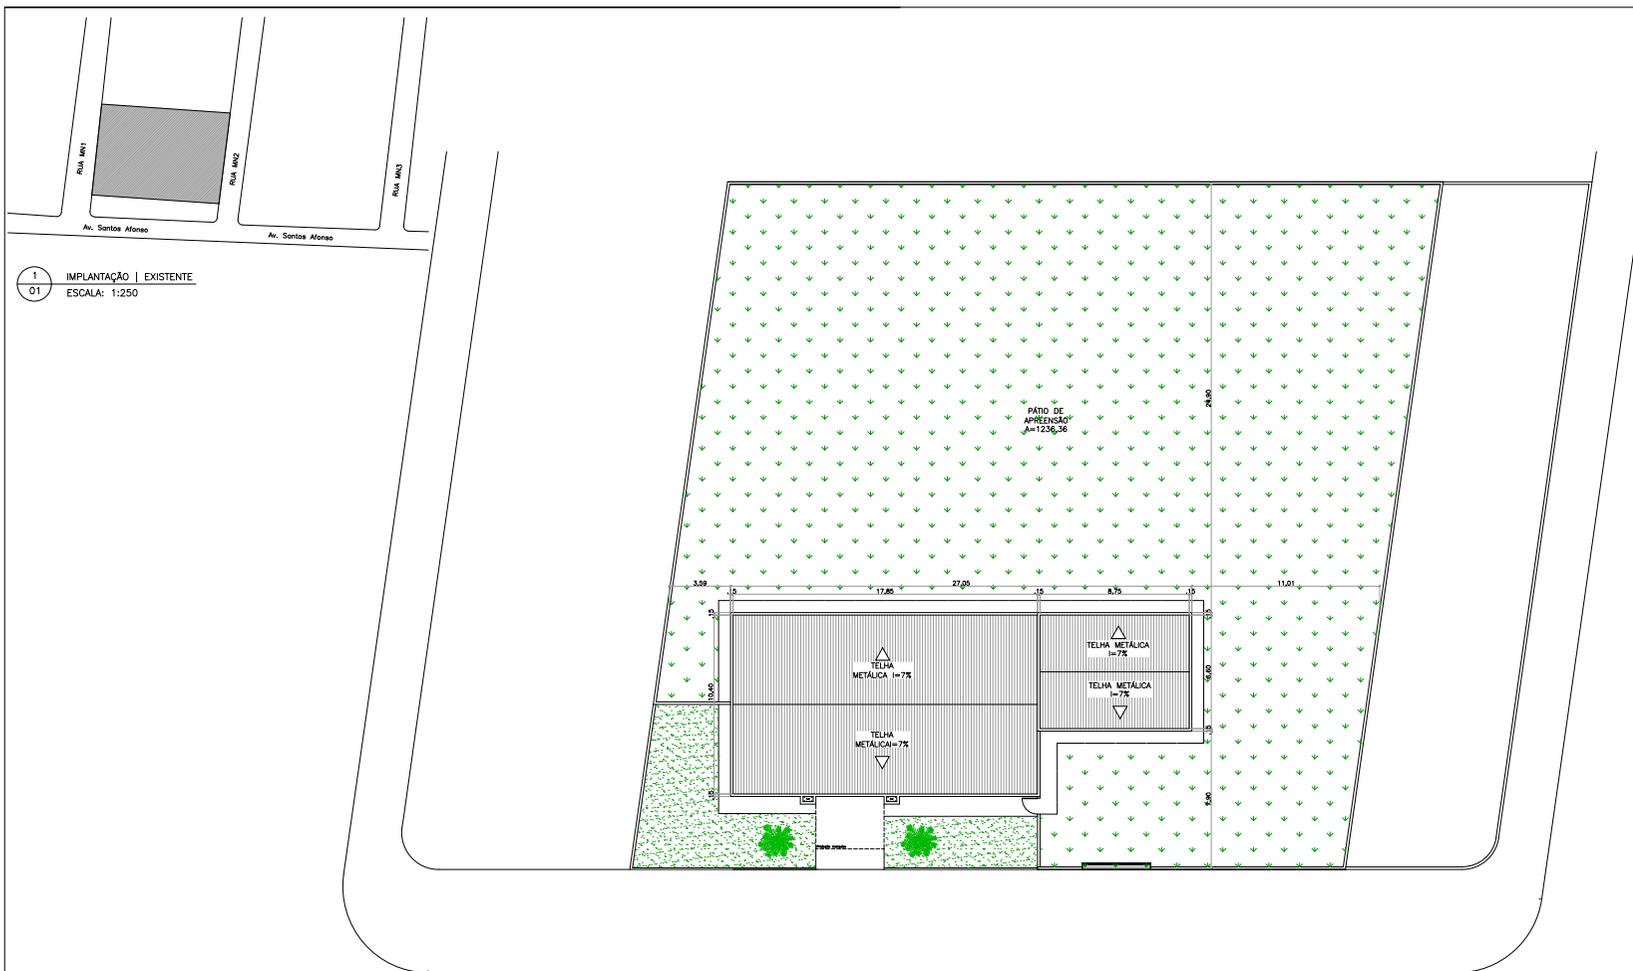

1 IMPLANTAÇÃO | EXISTENTE
01 ESCALA: 1:250

2 IMPLANTAÇÃO | EXISTENTE
01 ESCALA: 1:250


 Departamento Estadual de Trânsito de Mato Grosso	PROPRIETÁRIO: DETRAN-MT	TIPO DA OBRA: PROJETO DE REFORMA 61º CRT CONFRESA	AUTOR DO PROJETO: CAMILLA BARCO HERNANDES DE S. MORAES ARQUITETA E URBANISTA CAU-MT: 165017-3	REFERÊNCIA: IMPLANTAÇÃO EXISTENTE	FOLHA: 01
	LOCAL: CONFRESA/MT	END. OBRA: AV. SANTO AFONSO, BAIRRO: MORADA NOVA, N° 185, 78652-000	DESENHO: CAMILLA BARCO HERNANDES DE S. MORAES	ESCALA: INDICADA	DATA: OUTUBRO 2021



Autenticado com senha por JOSE EDUARDO DE MELO MARTINS - ANALISTA DO SERVIÇO TRANSITO LC 505/13 / COOENG - 07/02/2022 às 10:36:04.
 Documento Nº: 643717-9394 - consulta à autenticidade em <https://www.sigadoc.mt.gov.br/sigaex/public/app/autenticar?n=643717-9394>



DETRANCAP202206918

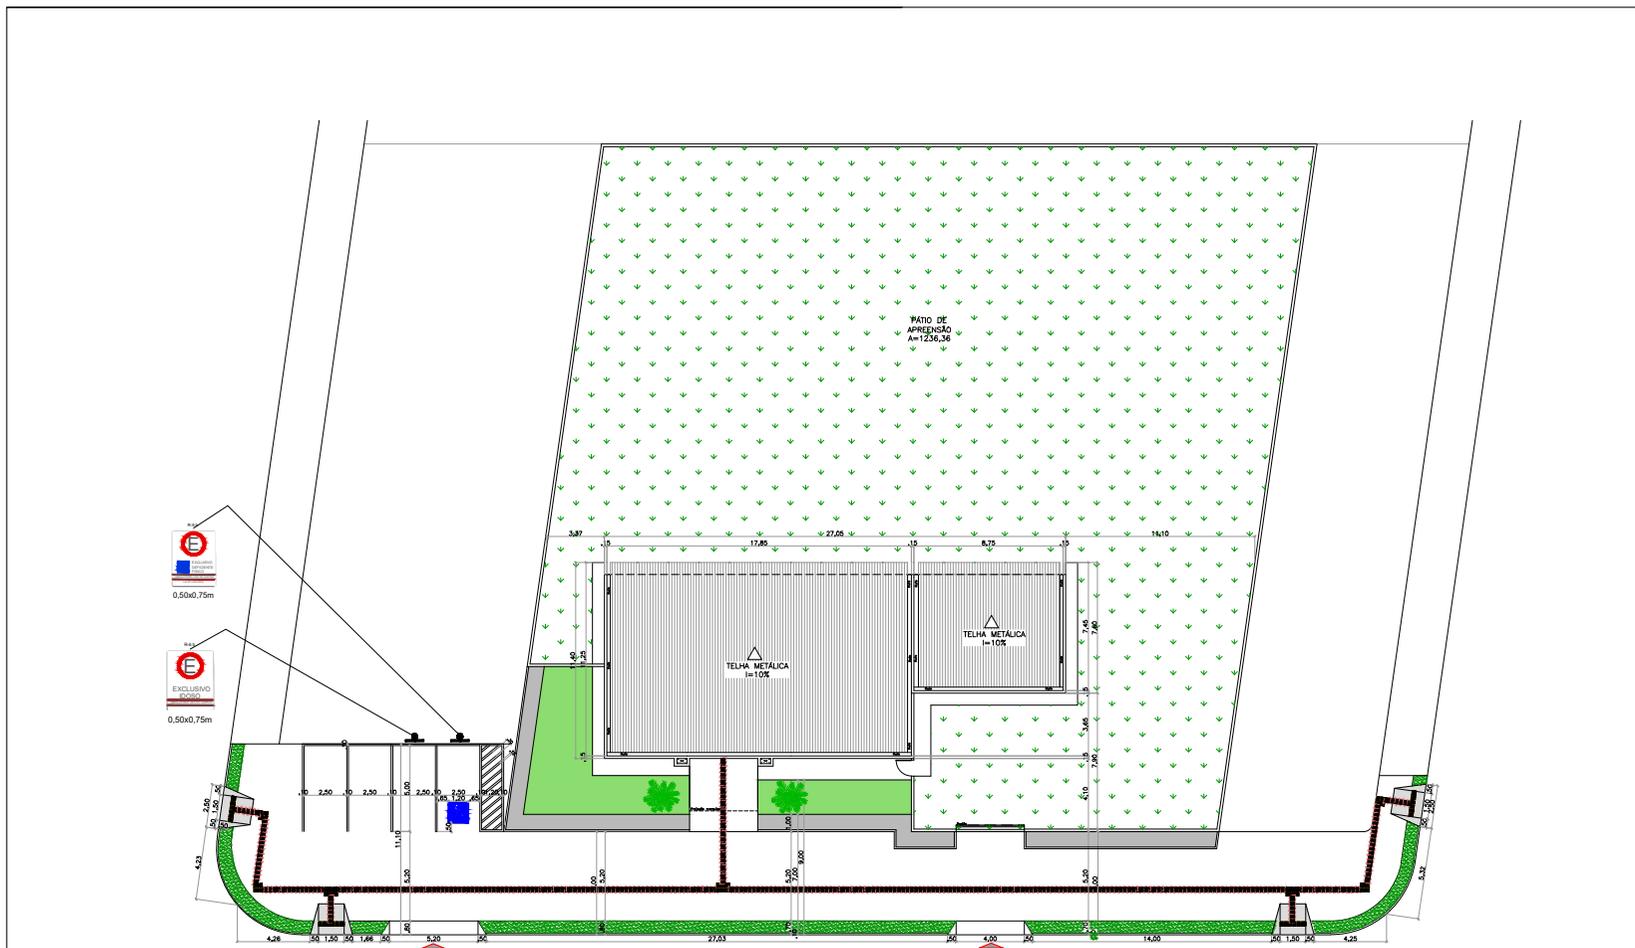

0.50x0,75m
EXCLUSIVO 20000
0.50x0,75m

1 IMPLANTACAO | ALTERADA
02 ESCALA: 1:250

	PROPRIETÁRIO: DETRAN-MT	TIPO DA OBRA: PROJETO DE REFORMA 61º CRT CONFRESA	AUTOR DO PROJETO: CAMILLA BARCO HERNANDES DE S. MORAES ARQUITETA E URBANISTA CAU-MT: 165017-3	REFERÊNCIA: IMPLANTACAO MODIFICADA	FOLHA: 02
	LOCAL: CONFRESA/MT	END. OBRA: AV. SANTO AFONSO, BAIRRO: MORADA NOVA, Nº 185, 78652-000	DESENHO: CAMILLA BARCO HERNANDES DE S. MORAES	ESCALA: INDICADA	DATA: OUTUBRO 2021




Autenticado com senha por JOSE EDUARDO DE MELO MARTINS - ANALISTA DO SERVIÇO TRANSITO LC 505/13 / COOENG - 07/02/2022 às 10:36:04.
Documento Nº: 643717-9394 - consulta à autenticidade em <https://www.sigadoc.mt.gov.br/sigaex/public/app/autenticar?n=643717-9394>



DETRANCAP202206918



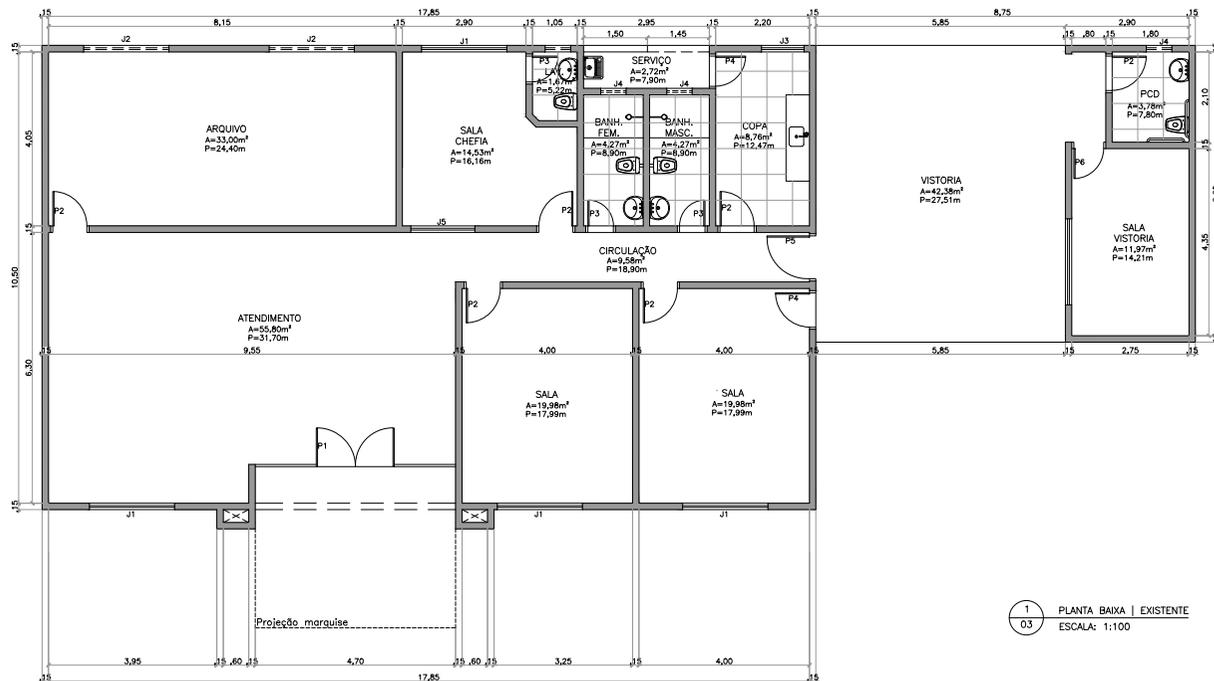

1 PLANTA BAIXA | EXISTENTE
03 ESCALA: 1:100

QUADRO DE ESQUADRIAS

TIPO	DIMENSÕES		PEIT.	ÁREA (m²)	QUANT.	MODELO	MATERIAL
	LARGURA	ALTURA					
JANELAS	J1	2,00 x 1,20	0,90	-	04	CORRER	METAL/VIDRO TEMP.
	J2	2,00 x 0,60	1,50	-	04	BASCULANTE	METAL/VIDRO TEMP.
	J3	1,00 x 1,20	0,90	-	01	CORRER	METAL/VIDRO TEMP.
	J4	1,20 x 0,90	1,50	-	02	CORRER	METAL/VIDRO TEMP.
	J5	1,50 x 1,20	0,90	-	01	VIDRO FIXO	VIDRO TEMP.
PORTAS	P1	4,00 x 2,10	-	8,40	01	ABRIR	METAL/VIDRO TEMP.
	P2	0,90 x 2,10	-	1,89	04	ABRIR	MADEIRA
	P3	0,60 x 2,10	-	1,26	03	ABRIR	MADEIRA
	P4	0,80 x 2,10	-	1,68	01	ABRIR	MADEIRA
	P5	1,00 x 2,10	-	2,10	01	ABRIR	METALICA
	P6	0,70 x 2,10	-	1,47	01	ABRIR	METALICA



PROPRIETÁRIO:
DETRAN-MT

LOCAL:
CONFRESA/MT

TIPO DA OBRA:
PROJETO DE REFORMA | 61ª CRT CONFRESA

END. OBRA:
AV. SANTO AFONSO, BAIRRO: MORADA NOVA, Nº 185, 78652-000

AUTOR DO PROJETO:
CAMILLA BARCO HERNANDES DE S. MORAES
ARQUITETA E URBANISTA | CAU-MT: 165017-3

DESENHO:
CAMILLA BARCO HERNANDES DE S. MORAES

REFERÊNCIA:
PLANTA BAIXA | EXISTENTE

ESCALA:
INDICADA

DATA:
OUTUBRO|2021

FOLHA:
03

18




Autenticado com senha por JOSE EDUARDO DE MELO MARTINS - ANALISTA DO SERVIÇO TRANSITO LC 505/13 / COOENG - 07/02/2022 às 10:36:04.
Documento Nº: 643717-9394 - consulta à autenticidade em <https://www.sigadoc.mt.gov.br/sigaex/public/app/autenticar?n=643717-9394>



DETRANCAP202206918



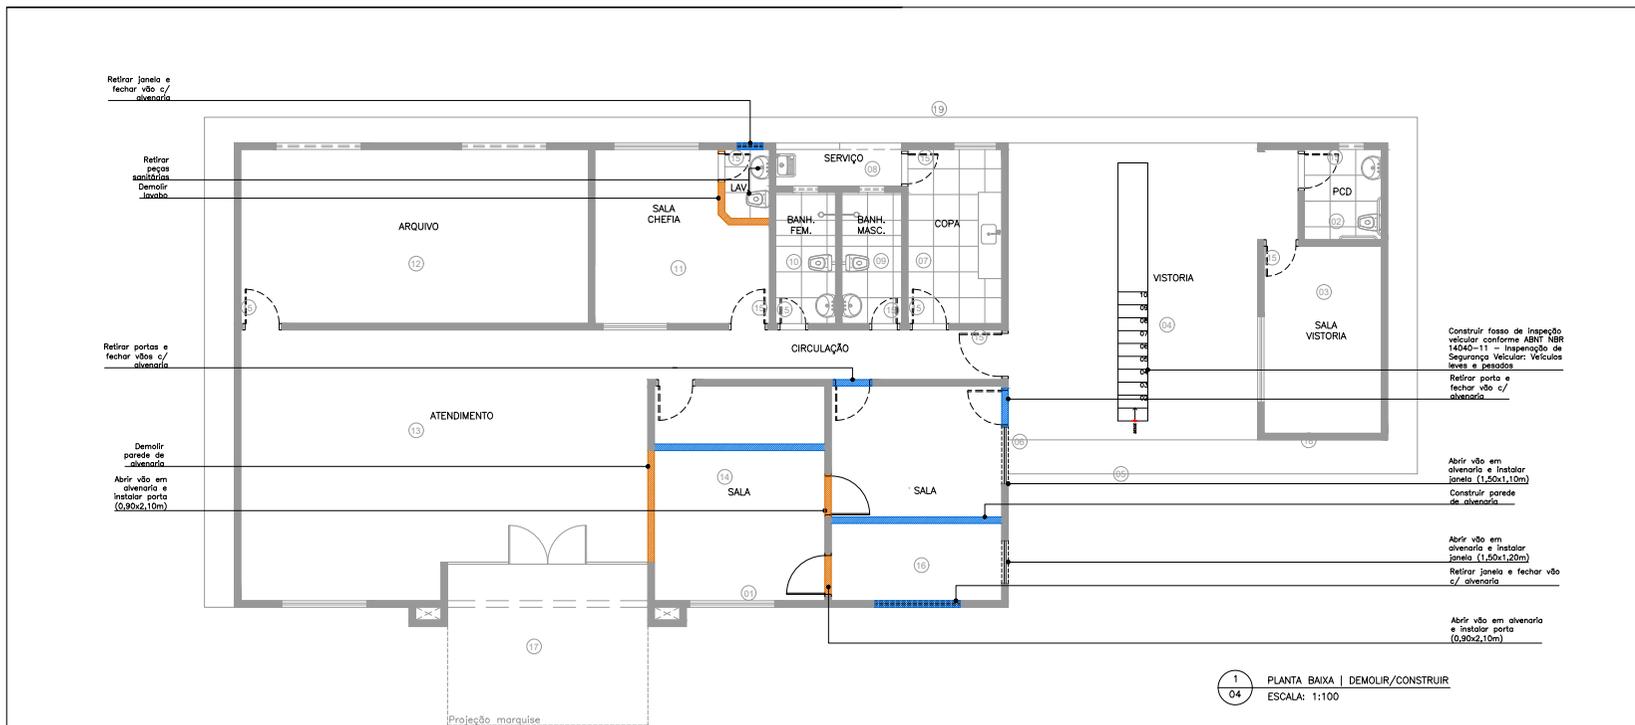

LEGENDA

- 01 Recuperar janela e colocar proteção
- 02 Trocar porta de madeira
Instalar válvula hydra
Colocar engate no lavatório
Trocar torneira
Tampa ralo 10x10
Colocar interruptor com tomada
Substituir vidro da janela (50x60cm)
- 03 Forro PVC (retirada e instalação)
Trocar fechadura da porta metálica
- 04 Forro PVC (retirada e instalação)
Luminária
- 05 Reforma portão (4,00x2,10m) e instalar portão (0,80x2,10m)
- 06 Lixeira
- 07 Trocar porta de madeira
Recuperar porta metálica
Trocar luminária e interruptor
Trocar torneira de parede da pia
Trocar válvula da pia
Colocar alçapão (60x60cm) PVC
- 08 Trocar tanque, torneira e sifão
Trocar luminária e interruptor
- 09 Trocar porta de madeira
Trocar válvula hydra
Trocar torneira
Trocar luminária e instalar interruptor com tomada conjugada
Pintura 1,10m (entre o revestimento da parede e o teto)
- 10 Trocar porta
Trocar válvula hydra
Instalar 2 pps de azulejo (30x50cm)
Pintura 1,10m (entre o revestimento da parede e o teto)
- 11 Demolir lavabo para sala virar arquivo
Trocar porta completa
- 12 Recuperar reboco
Pintar sala
- 13 Construir balcão de atendimento em alvenaria e granito cinza polido
Refazer instalações de lógica e elétrica
- 14 Retirar Rack
- 15 Retirar porta existente e instalar porta nova (0,70x2,10m)

LEGENDA

- ALVENARIA CONSTRUÍDA
- ALVENARIA A CONSTRUIR
- ALVENARIA A DEMOLIR
- - - - - DEMOLIÇÃO E RETIRADA

	PROPRIETÁRIO: DETRAN-MT	TIPO DA OBRA: PROJETO DE REFORMA 61ª CRT CONFRESA	AUTOR DO PROJETO: CAMILLA BARCO HERNANDES DE S. MORAES ARQUITETA E URBANISTA CAU-MT: 165017-3	REFERÊNCIA: PLANTA BAIXA DEMOLIR/CONSTRUIR	FOLHA: 04
	LOCAL: CONFRESA/MT	END. OBRA: AV. SANTO AFONSO, BAIRRO: MORADA NOVA, Nº 185, 78652-000	DESENHO: CAMILLA BARCO HERNANDES DE S. MORAES	ESCALA: INDICADA	DATA: OUTUBRO 2021




Autenticado com senha por JOSE EDUARDO DE MELO MARTINS - ANALISTA DO SERVIÇO TRANSITO LC 505/13 / COOENG - 07/02/2022 às 10:36:04.
Documento Nº: 643717-9394 - consulta à autenticidade em <https://www.sigadoc.mt.gov.br/sigaex/public/app/autenticar?n=643717-9394>



DETRANCAP202206918



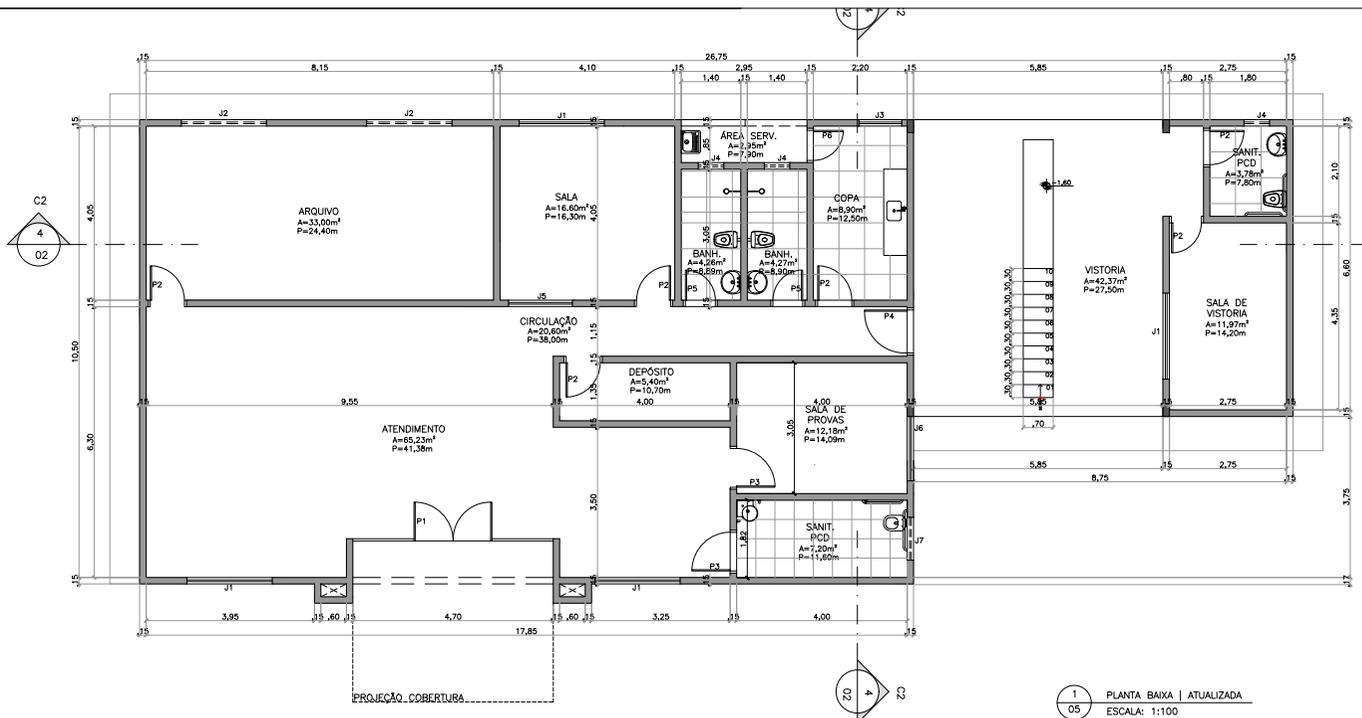

1 PLANTA BAIXA | ATUALIZADA
05 ESCALA: 1:100

QUADRO DE ESQUADRIAS

TIPO	DIMENSÕES		PET.	ÁREA (m²)	QUANT.	MODELO	MATERIAL
	LARGURA	ALTURA					
JANELAS	J1	2,00 x 1,20	0,90	-	04	CORRER	METAL/VIDRO TEMP.
	J2	2,00 x 0,60	1,50	-	02	BASCULANTE	METAL/VIDRO TEMP.
	J3	1,00 x 1,20	0,90	-	01	CORRER	METAL/VIDRO TEMP.
	J4	0,60 x 0,60	1,50	-	03	BASCULANTE	METAL/VIDRO TEMP.
	J5	1,50 x 1,20	0,90	-	01	VIDRO FIXO	VIDRO TEMP.
	J6	1,00 x 0,60	1,50	-	01	BASCULANTE	METAL/VIDRO TEMP.
	J7	1,00 x 0,60	1,50	-	01	BASCULANTE	METAL/VIDRO TEMP.
PORTAS	P1	4,70 x 2,10	-	9,27	01	ABRIR	METAL/VIDRO TEMP.
	P2	0,80 x 2,10	-	1,68	06	ABRIR	MADERA
	P3	0,90 x 2,10	-	1,89	02	ABRIR	MADERA
	P4	1,00 x 2,10	-	2,10	01	ABRIR	METÁLICA
	P5	0,70 x 2,10	-	1,47	02	ABRIR	MADERA
	P6	0,70 x 2,10	-	1,47	01	ABRIR	METÁLICA



PROPRIETÁRIO:
DETRAN-MT

LOCAL:
CONFRESA/MT

TIPO DA OBRA:
PROJETO DE REFORMA | 61º CRT CONFRESA

END. OBRA:
AV. SANTO AFONSO, BAIRRO: MORADA NOVA, Nº 185, 78652-000

AUTOR DO PROJETO:
CAMILLA BARCO HERNANDES DE S. MORAES
ARQUITETA E URBANISTA | CAU-MT: 165017-3

DESENHO:
CAMILLA BARCO HERNANDES DE S. MORAES

REFERÊNCIA:
PLANTA BAIXA | ATUALIZADA

ESCALA:
INDICADA

DATA:
OUTUBRO|2021

FOLHA:
05
18




Autenticado com senha por JOSE EDUARDO DE MELO MARTINS - ANALISTA DO SERVIÇO TRANSITO LC 505/13 / COOENG - 07/02/2022 às 10:36:04.
Documento Nº: 643717-9394 - consulta à autenticidade em <https://www.sigadoc.mt.gov.br/sigaex/public/app/autenticar?n=643717-9394>



DETRANCAP202206918



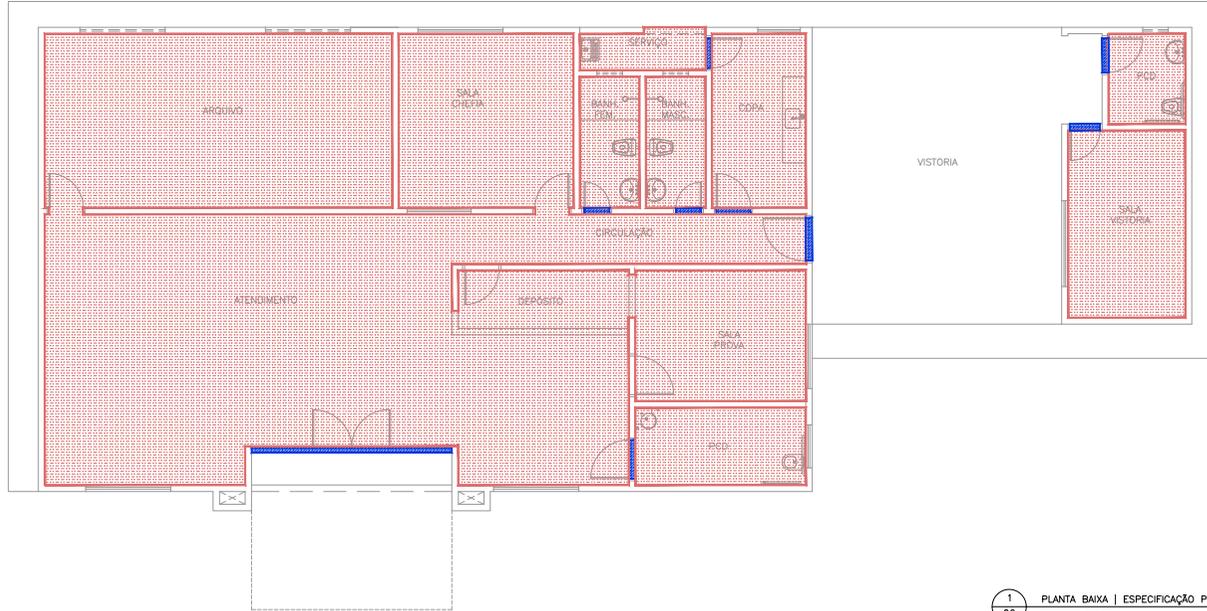

1 PLANTA BAIXA | ESPECIFICAÇÃO PISO
06 ESCALA: 1:100

LEGENDA

PISO CERÂMICA PEI-5 (45x45cm)

SOLEIRA EM GRANITO CINZA | CINZA ANDORINHA

Obs: Soleira será aplicada quando houver diferença de piso ou nível entre os ambientes, conforme projeto arquitetônico.


<p>Departamento Estadual de Trânsito de Mato Grosso</p>	PROPRIETÁRIO: DETRAN-MT	TIPO DA OBRA: PROJETO DE REFORMA 61° CRT CONFRESA	AUTOR DO PROJETO: CAMILLA BARCO HERNANDES DE S. MORAES ARQUITETA E URBANISTA CAU-MT: 165017-3	REFERÊNCIA: PLANTA BAIXA ESPECIFICAÇÃO PISO	FOLHA: 06
	LOCAL: CONFRESA/MT	END. OBRA: AV. SANTO AFONSO, BAIRRO: MORADA NOVA, N° 185, 78652-000	DESENHO: CAMILLA BARCO HERNANDES DE S. MORAES	ESCALA: INDICADA	DATA: OUTUBRO 2021



Autenticado com senha por JOSE EDUARDO DE MELO MARTINS - ANALISTA DO SERVIÇO TRANSITO LC 505/13 / COOENG - 07/02/2022 às 10:36:04.
Documento N°: 643717-9394 - consulta à autenticidade em <https://www.sigadoc.mt.gov.br/sigaex/public/app/autenticar?n=643717-9394>



DETRANCAP202206918

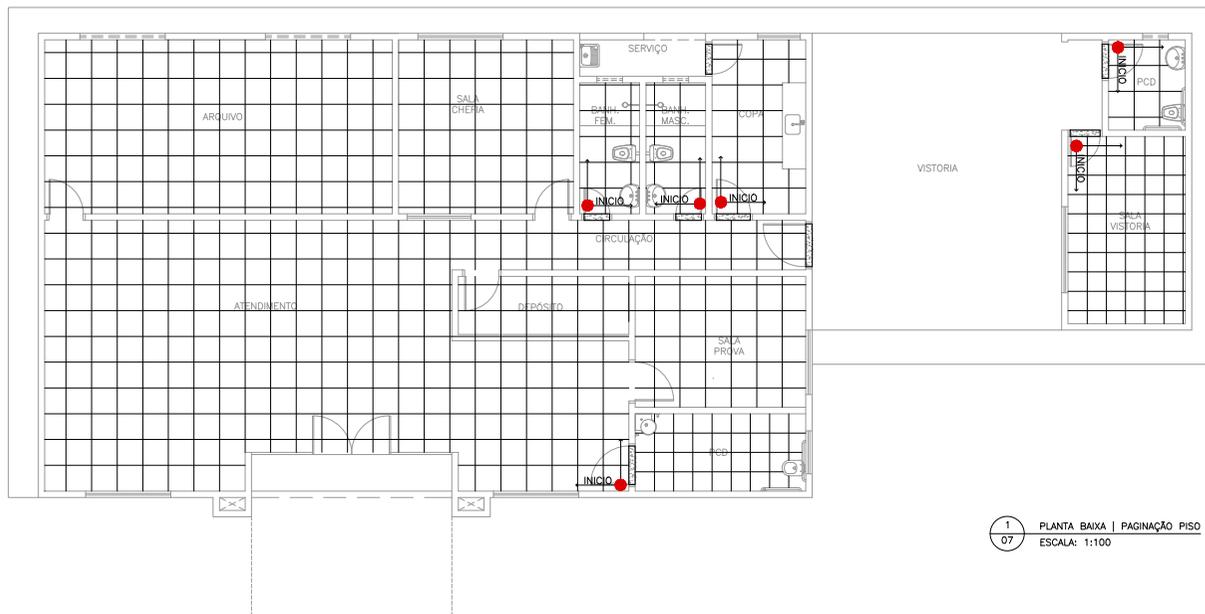

1
67 PLANTA BAIXA | PAGINAÇÃO PISO
ESCALA: 1:100

	PROPRIETÁRIO: DETRAN-MT	TIPO DA OBRA: PROJETO DE REFORMA 61º CRT CONFRESA	AUTOR DO PROJETO: CAMILLA BARCO HERNANDES DE S. MORAES ARQUITETA E URBANISTA CAU-MT: 165017-3	REFERÊNCIA: PLANTA BAIXA PAGINAÇÃO PISO	FOLHA: 07
	LOCAL: CONFRESA/MT	END. OBRA: AV. SANTO AFONSO, BAIRRO: MORADA NOVA, N° 185, 78652-000	DESENHO: CAMILLA BARCO HERNANDES DE S. MORAES	ESCALA: INDICADA	DATA: OUTUBRO 2021



Autenticado com senha por JOSE EDUARDO DE MELO MARTINS - ANALISTA DO SERVIÇO TRANSITO LC 505/13 / COOENG - 07/02/2022 às 10:36:04.
Documento Nº: 643717-9394 - consulta à autenticidade em <https://www.sigadoc.mt.gov.br/sigaex/public/app/autenticar?n=643717-9394>



DETRANCAP202206918



1
08 PLANTA BAIXA | FORRO
ESCALA: 1:100

LEGENDA

FORRO PVC

 <p>DETRAN MT Departamento Estadual de Trânsito de Mato Grosso</p>	PROPRIETÁRIO: DETRAN-MT	TIPO DA OBRA: PROJETO DE REFORMA 61° CRT CONFRESA	AUTOR DO PROJETO: CAMILLA BARCO HERNANDES DE S. MORAES ARQUITETA E URBANISTA CAU-MT: 165017-3	REFERÊNCIA: PLANTA BAIXA FORRO	FOLHA: 08
	LOCAL: CONFRESA/MT	END. OBRA: AV. SANTO AFONSO, BAIRRO: MORADA NOVA, N° 185, 78652-000	DESENHO: CAMILLA BARCO HERNANDES DE S. MORAES	ESCALA: INDICADA	DATA: OUTUBRO 2021




Autenticado com senha por JOSE EDUARDO DE MELO MARTINS - ANALISTA DO SERVIÇO TRANSITO LC 505/13 / COOENG - 07/02/2022 às 10:36:04.
Documento N°: 643717-9394 - consulta à autenticidade em <https://www.sigadoc.mt.gov.br/sigaex/public/app/autenticar?n=643717-9394>




DETRANCAP202206918

SIGA

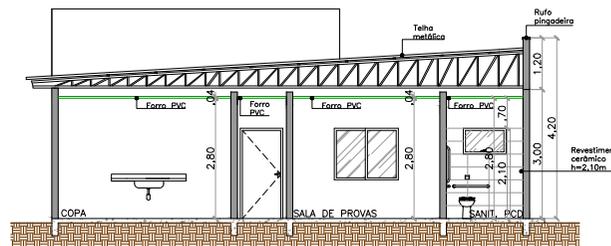

1
09 CORTE | CORTE C1
ESCALA: 1:100

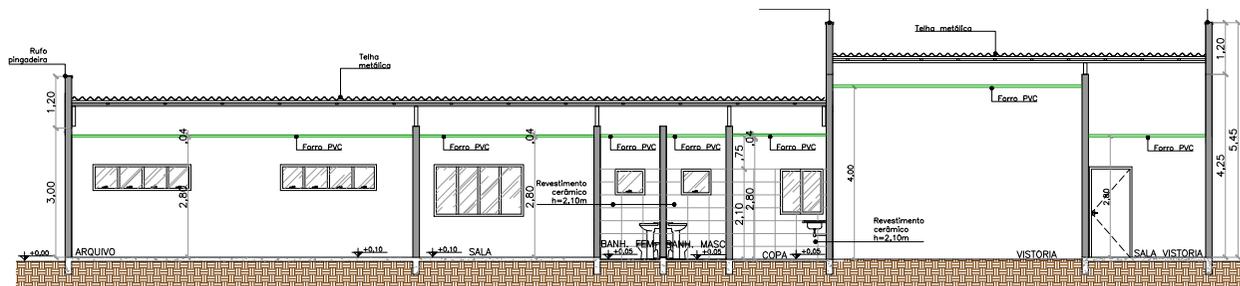

1
09 CORTE | CORTE C2
ESCALA: 1:100

	PROPRIETÁRIO: DETRAN-MT	TIPO DA OBRA: PROJETO DE REFORMA 61º CRT CONFRESA	AUTOR DO PROJETO: CAMILLA BARCO HERNANDES DE S. MORAES ARQUITETA E URBANISTA CAU-MT: 165017-3	REFERÊNCIA: CORTES	FOLHA: 09
	LOCAL: CONFRESA/MT	END. OBRA: AV. SANTO AFONSO, BAIRRO: MORADA NOVA, N° 185, 78652-000	DESENHO: CAMILLA BARCO HERNANDES DE S. MORAES	ESCALA: INDICADA	DATA: OUTUBRO 2021



Autenticado com senha por JOSE EDUARDO DE MELO MARTINS - ANALISTA DO SERVIÇO TRANSITO LC 505/13 / COOENG - 07/02/2022 às 10:36:04.
Documento Nº: 643717-9394 - consulta à autenticidade em <https://www.sigadoc.mt.gov.br/sigaex/public/app/autenticar?n=643717-9394>



DETRANCAP202206918





1 FACHADA | ELEVAÇÃO FRONTAL
10 ESCALA: 1:100


 DETRAN MT Departamento Estadual de Trânsito de Mato Grosso	PROPRIETÁRIO: DETRAN-MT	TIPO DA OBRA: PROJETO DE REFORMA 61ª CRT CONFRESA	AUTOR DO PROJETO: CAMILLA BARCO HERNANDES DE S. MORAES ARQUITETA E URBANISTA CAU-MT: 165017-3	REFERÊNCIA: FACHADA ELEVAÇÃO FRONTAL	FOLHA: 10
	LOCAL: CONFRESA/MT	END. OBRA: AV. SANTO AFONSO, BAIRRO: MORADA NOVA, N° 185, 78652-000	DESENHO: CAMILLA BARCO HERNANDES DE S. MORAES	ESCALA: INDICADA	DATA: OUTUBRO 2021




Autenticado com senha por JOSE EDUARDO DE MELO MARTINS - ANALISTA DO SERVIÇO TRANSITO LC 505/13 / COOENG - 07/02/2022 às 10:36:04.
 Documento Nº: 643717-9394 - consulta à autenticidade em <https://www.sigadoc.mt.gov.br/sigaex/public/app/autenticar?n=643717-9394>



DETRANCAP202206918

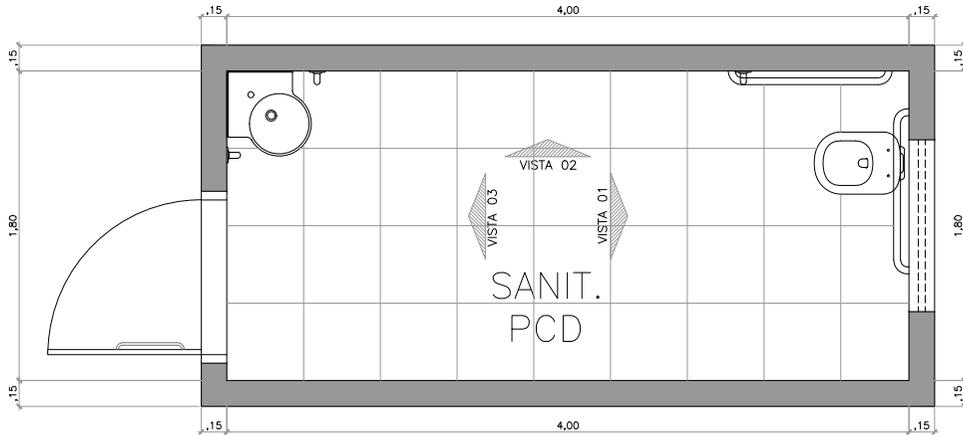

1
11 PLANTA BAIXA | DETALHE SANITÁRIO ACESSÍVEL
ESCALA: 1:25

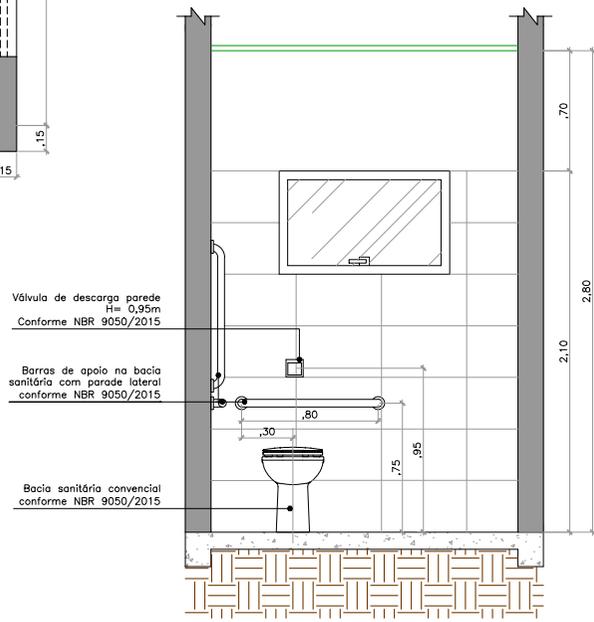

2
11 VISTA 01 | DETALHE SANITÁRIO ACESSÍVEL
ESCALA: 1:25

	PROPRIETÁRIO: DETRAN-MT	TIPO DA OBRA: PROJETO DE REFORMA 61° CRT CONFRESA	AUTOR DO PROJETO: CAMILLA BARCO HERNANDES DE S. MORAES ARQUITETA E URBANISTA CAU-MT: 165017-3	REFERÊNCIA: DETALHES SANITÁRIO ACESSÍVEL	FOLHA: 11
	LOCAL: CONFRESA/MT	END. OBRA: AV. SANTO AFONSO, BAIRRO: MORADA NOVA, N° 185, 78652-000	DESENHO: CAMILLA BARCO HERNANDES DE S. MORAES	ESCALA: INDICADA	DATA: OUTUBRO 2021




Autenticado com senha por JOSE EDUARDO DE MELO MARTINS - ANALISTA DO SERVIÇO TRANSITO LC 505/13 / COOENG - 07/02/2022 às 10:36:04.
Documento N°: 643717-9394 - consulta à autenticidade em <https://www.sigadoc.mt.gov.br/sigaex/public/app/autenticar?n=643717-9394>



DETRANCAP202206918



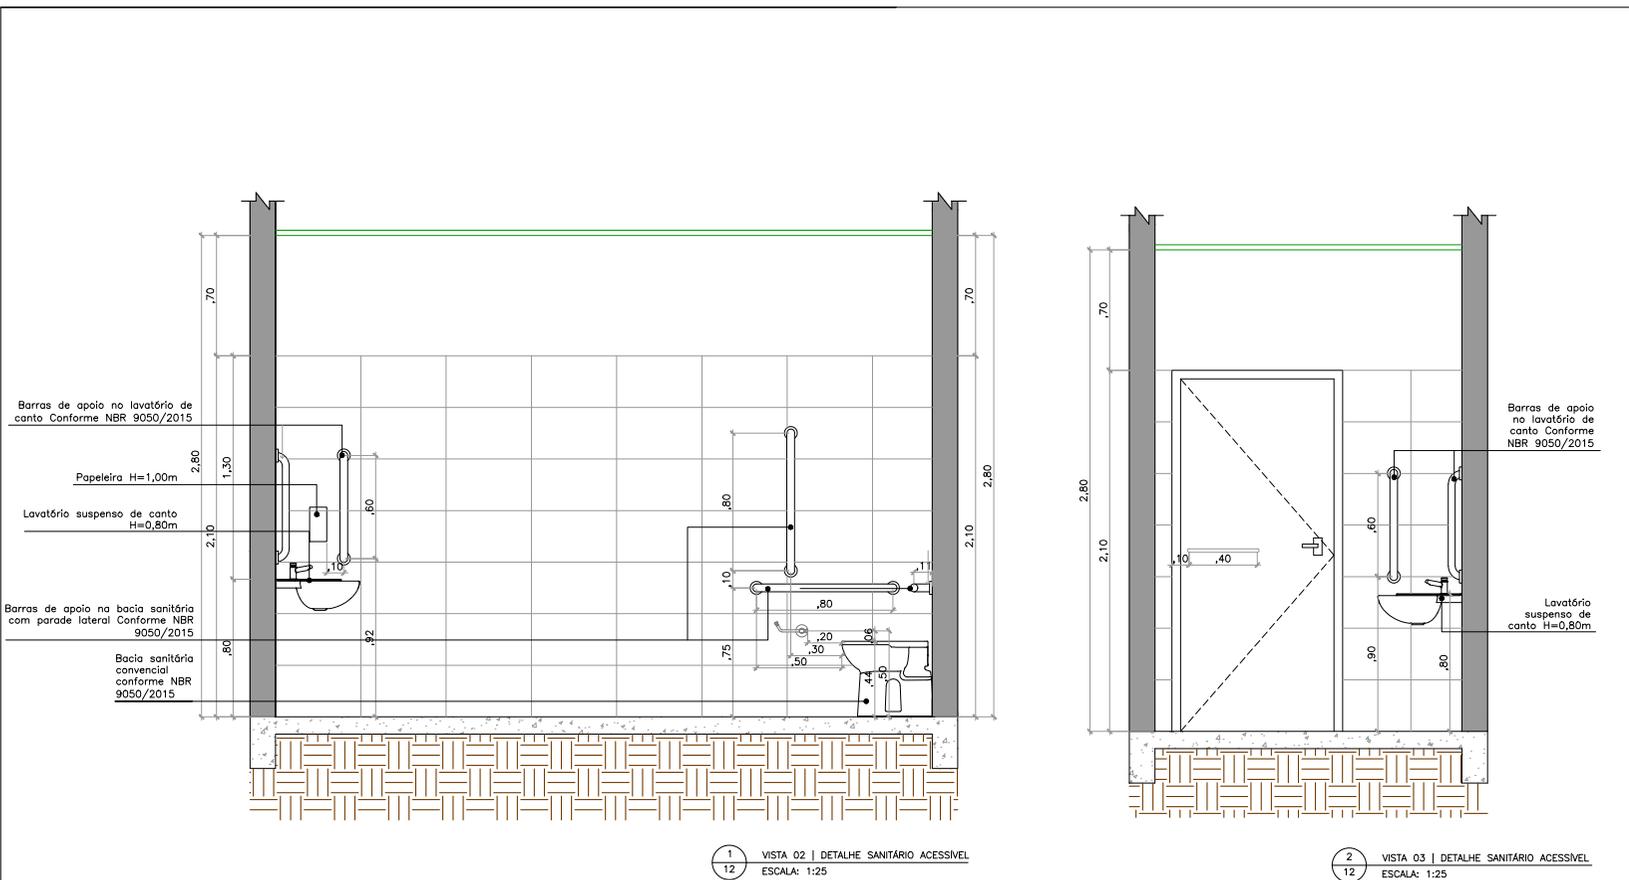

	PROPRIETÁRIO: DETRAN-MT	TIPO DA OBRA: PROJETO DE REFORMA 61º CRT CONFRESA	AUTOR DO PROJETO: CAMILLA BARCO HERNANDES DE S. MORAES ARQUITETA E URBANISTA CAU-MT: 165017-3	REFERÊNCIA: DETALHES SANITÁRIO ACESSÍVEL	FOLHA: 12
	LOCAL: CONFRESA/MT	END. OBRA: AV. SANTO AFONSO, BAIRRO: MORADA NOVA, Nº 185, 78652-000	DESENHO: CAMILLA BARCO HERNANDES DE S. MORAES	ESCALA: INDICADA	DATA: OUTUBRO 2021




Autenticado com senha por JOSE EDUARDO DE MELO MARTINS - ANALISTA DO SERVIÇO TRANSITO LC 505/13 / COOENG - 07/02/2022 às 10:36:04.
Documento Nº: 643717-9394 - consulta à autenticidade em <https://www.sigadoc.mt.gov.br/sigaex/public/app/autenticar?n=643717-9394>




DETRANCAP202206918




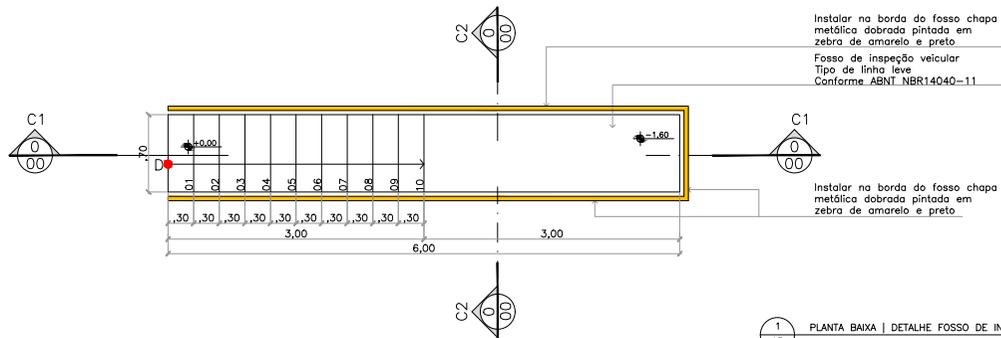

1 PLANTA BAIXA | DETALHE FOSSE DE INSPEÇÃO VEICULAR
ESCALA: 1:50

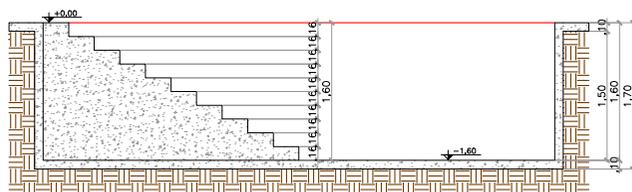

2 CORTE C1 | DETALHE FOSSE DE INSPEÇÃO VEICULAR
ESCALA: 1:50

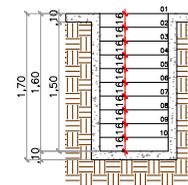

3 CORTE C2 | DETALHE FOSSE DE INSPEÇÃO VEICULAR
ESCALA: 1:50



PROPRIETÁRIO:
DETRAN-MT

LOCAL:
CONFRESA/MT

TIPO DA OBRA:
PROJETO DE REFORMA | 61ª CRT CONFRESA

END. OBRA:
AV. SANTO AFONSO, BAIRRO: MORADA NOVA, N°
185, 78652-000

AUTOR DO PROJETO:
CAMILLA BARCO HERNANDES DE S. MORAES
ARQUITETA E URBANISTA | CAU-MT: 165017-3

DESENHO:
CAMILLA BARCO HERNANDES DE S. MORAES

REFERÊNCIA:
DETALHES | FOSSE DE INSPEÇÃO VEICULAR

ESCALA:
INDICADA

DATA:
OUTUBRO|2021

FOLHA:
13

18





Autenticado com senha por JOSE EDUARDO DE MELO MARTINS - ANALISTA DO SERVIÇO TRANSITO LC 505/13 / COOENG - 07/02/2022 às 10:36:04.
Documento Nº: 643717-9394 - consulta à autenticidade em <https://www.sigadoc.mt.gov.br/sigaex/public/app/autenticar?n=643717-9394>



DETRANCAP202206918




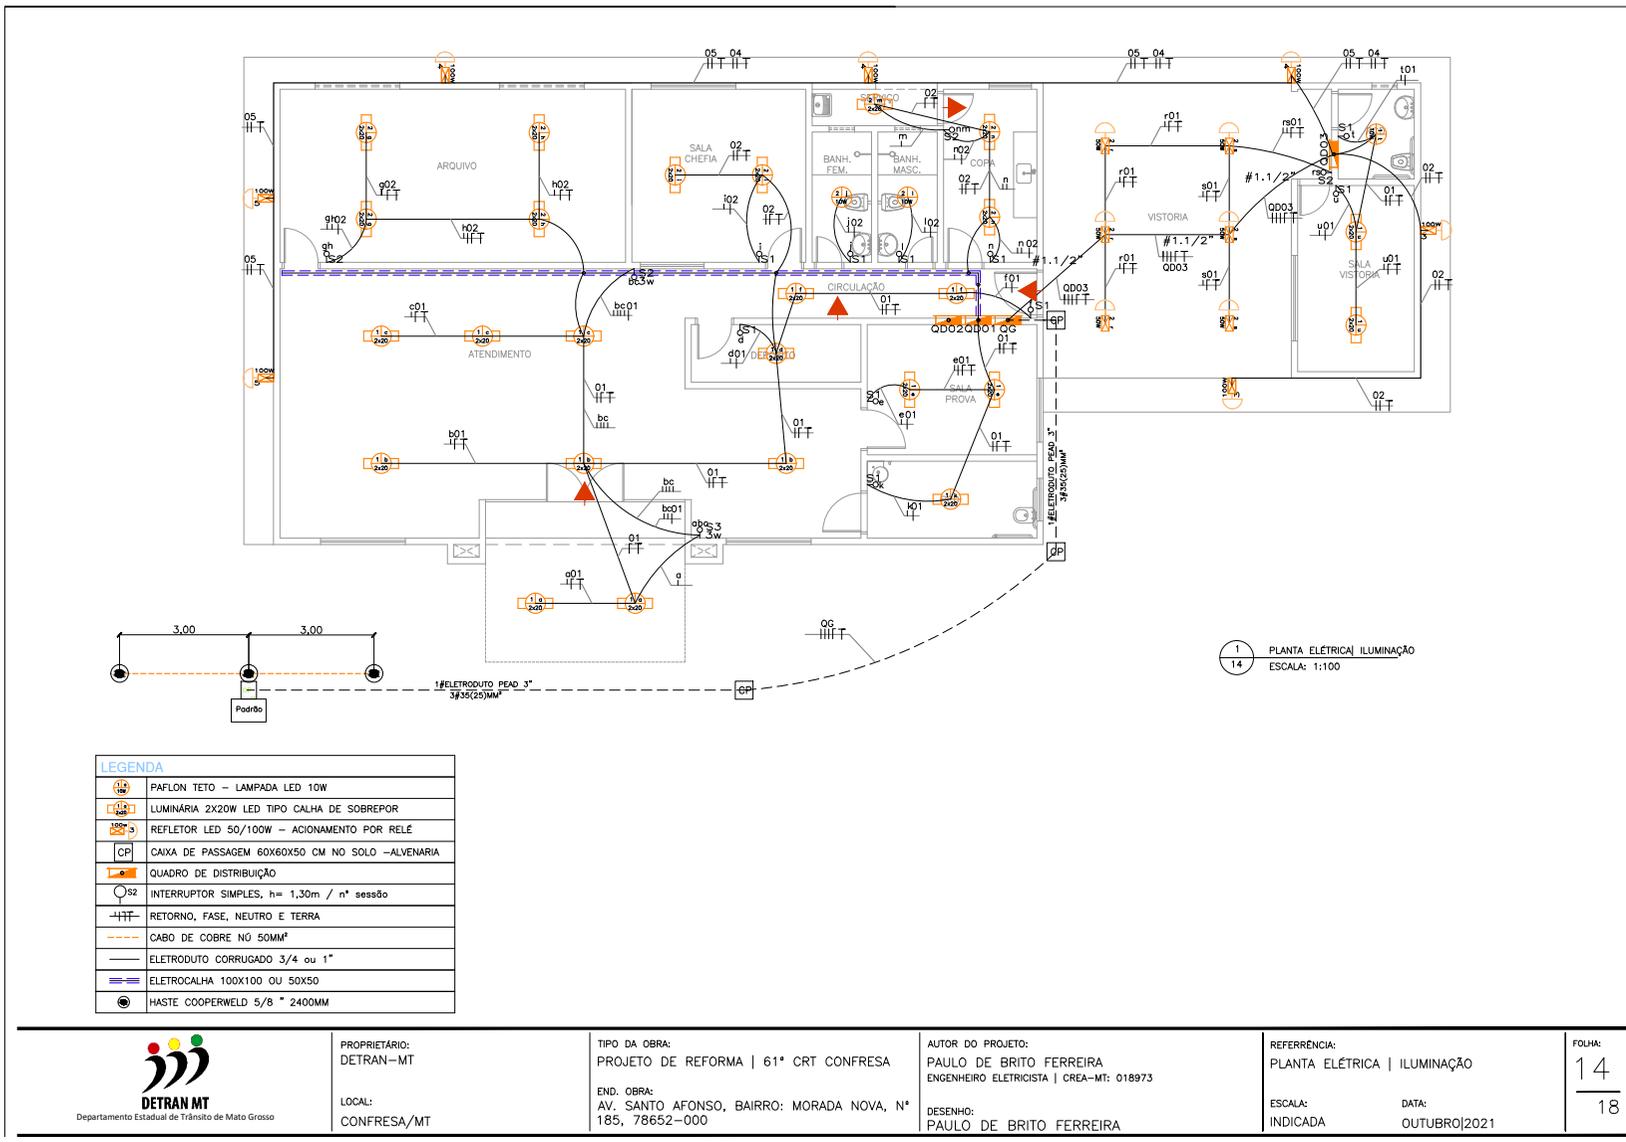

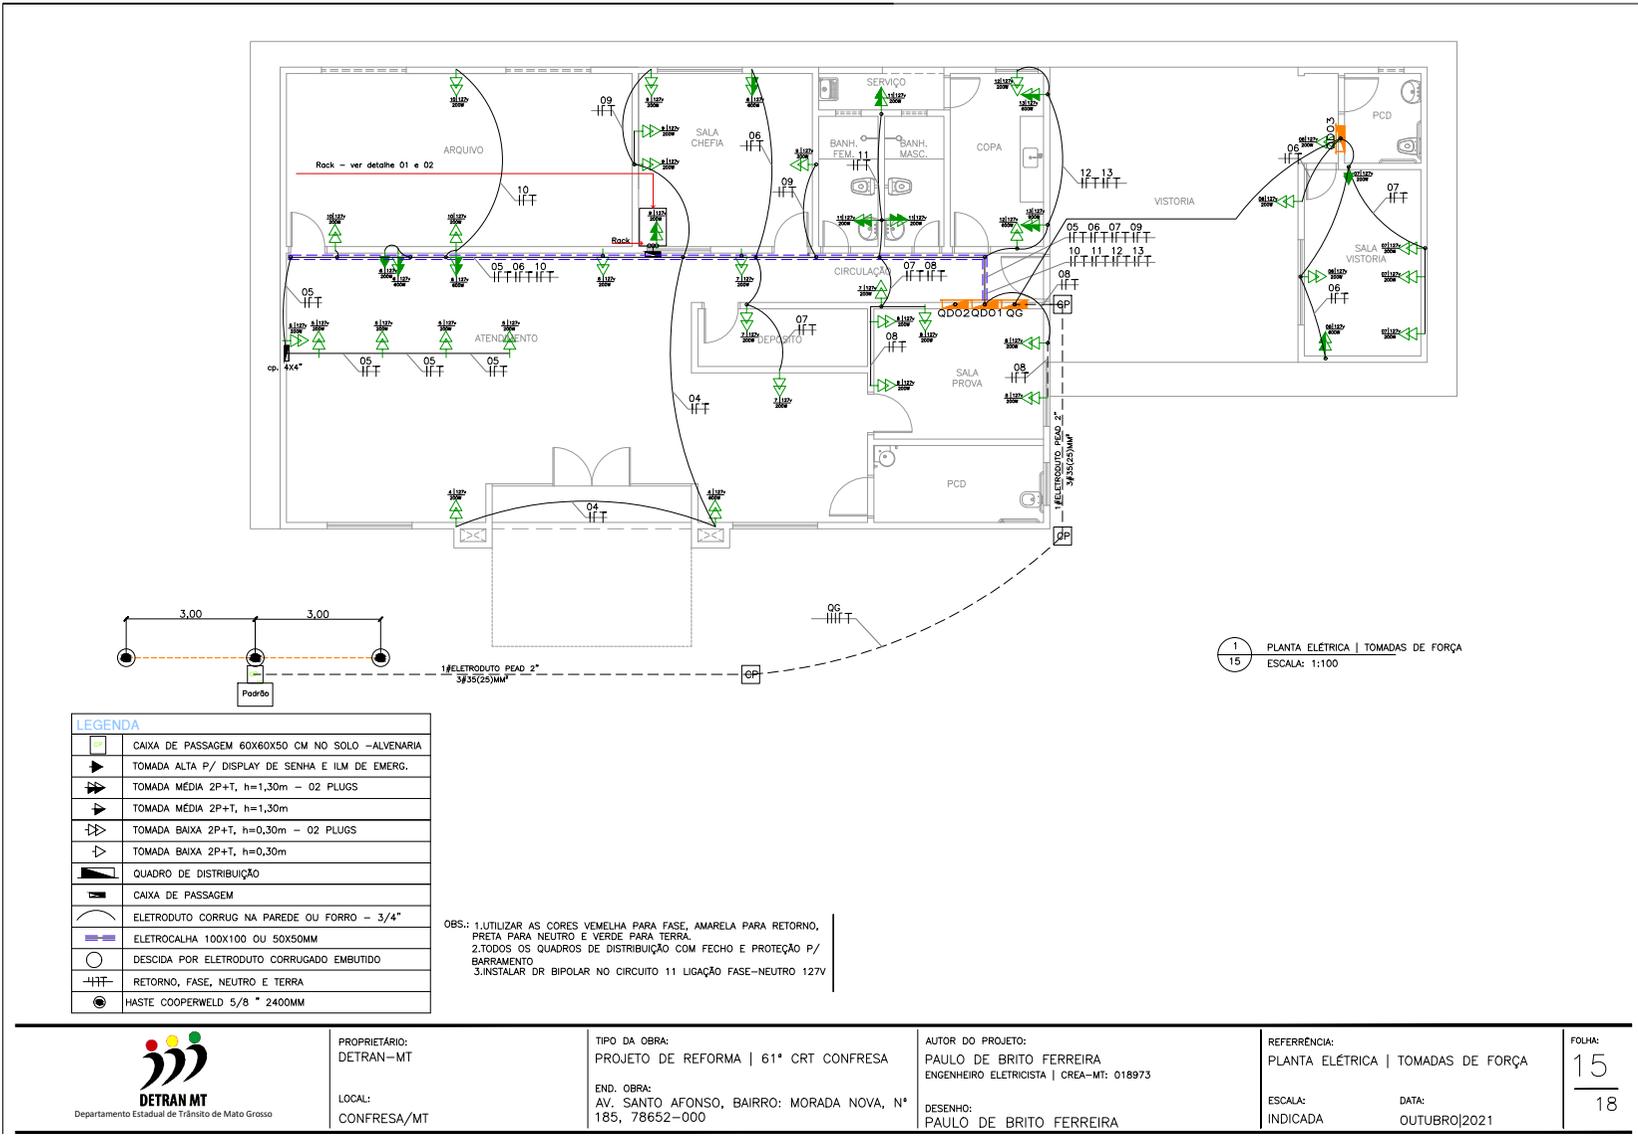

Autenticado com senha por JOSE EDUARDO DE MELO MARTINS - ANALISTA DO SERVIÇO TRANSITO LC 505/13 / COOENG - 07/02/2022 às 10:36:04.
Documento Nº: 643717-9394 - consulta à autenticidade em <https://www.sigadoc.mt.gov.br/sigaex/public/app/autenticar?n=643717-9394>



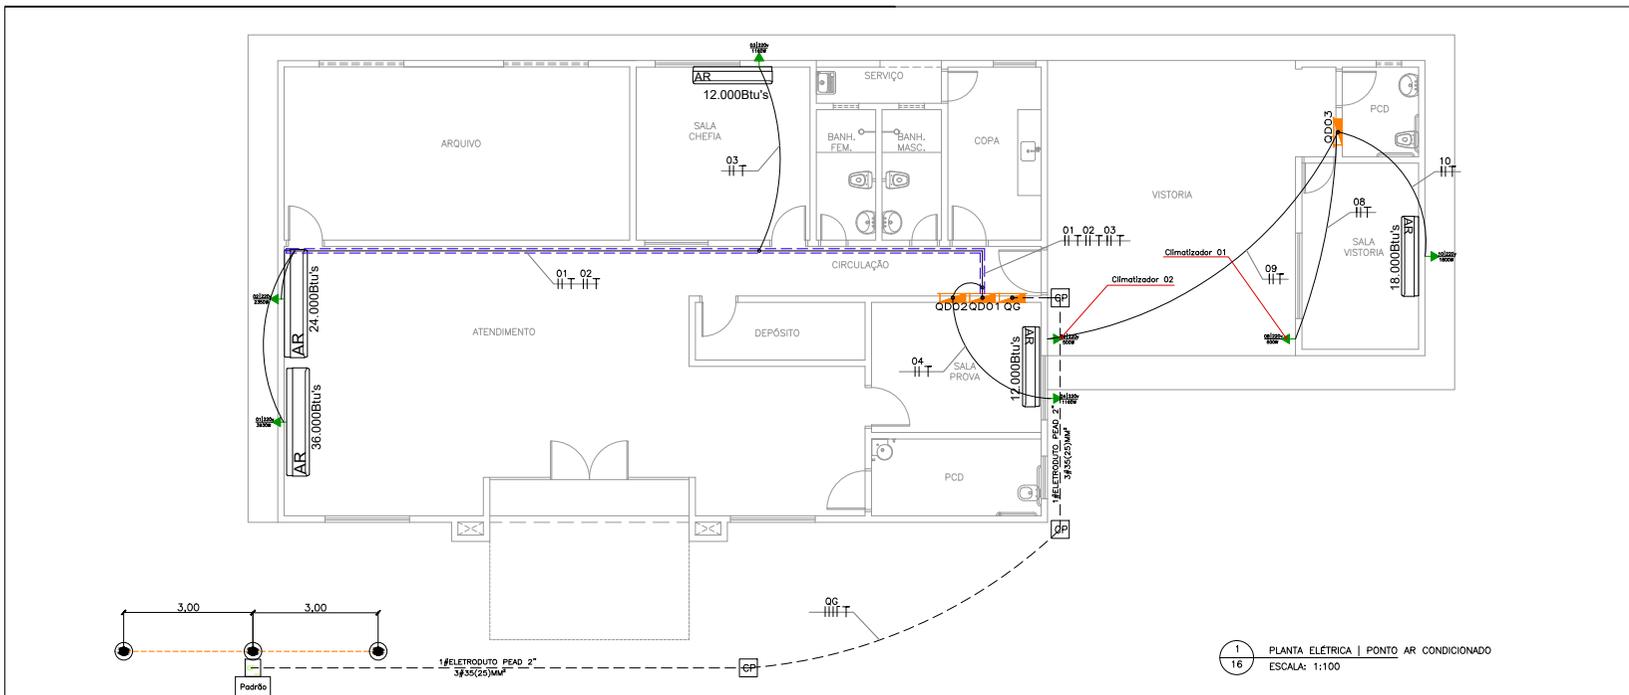

LEGENDA	
	CONDENSADORA DE COND DE AR TIPO SPLIT
	EVAPORADORA DE COND DE AR TIPO SPLIT
	CAIXA DE PASSAGEM 60X60X50 CM NO SOLO -ALVENARIA
	DISJUNTOR BIFÁSICO EM CAIXA DE SOBREPOR
	ELETRODUTO CORRUG. EMB NA PAREDE E SOB FORRO 3/4"
	RETORNO, FASE, NEUTRO E TERRA
	QUADRO DE DISTRIBUIÇÃO

OBS.: 1.CIRCUITOS DOS COND. DE AR COM DISJUNTOR INSTALADO EM CX DE SOBREPOR EXTERNA.


 Departamento Estadual de Trânsito de Mato Grosso	PROPRIETÁRIO: DETRAN-MT	TIPO DA OBRA: PROJETO DE REFORMA 61ª CRT CONFRESA	AUTOR DO PROJETO: PAULO DE BRITO FERREIRA ENGENHEIRO ELETRICISTA CREA-MT: 018973	REFERÊNCIA: PLANTA ELÉTRICA PONTO AR COND	FOLHA: 16
	LOCAL: CONFRESA/MT	END. OBRA: AV. SANTO AFONSO, BAIRRO: MORADA NOVA, Nº 185, 78652-000	DESENHO: PAULO DE BRITO FERREIRA	ESCALA: INDICADA	DATA: OUTUBRO 2021



Autenticado com senha por JOSE EDUARDO DE MELO MARTINS - ANALISTA DO SERVIÇO TRANSITO LC 505/13 / COOENG - 07/02/2022 às 10:36:04.
 Documento Nº: 643717-9394 - consulta à autenticidade em <https://www.sigadoc.mt.gov.br/sigaex/public/app/autenticar?n=643717-9394>





DETRANCAP202206918

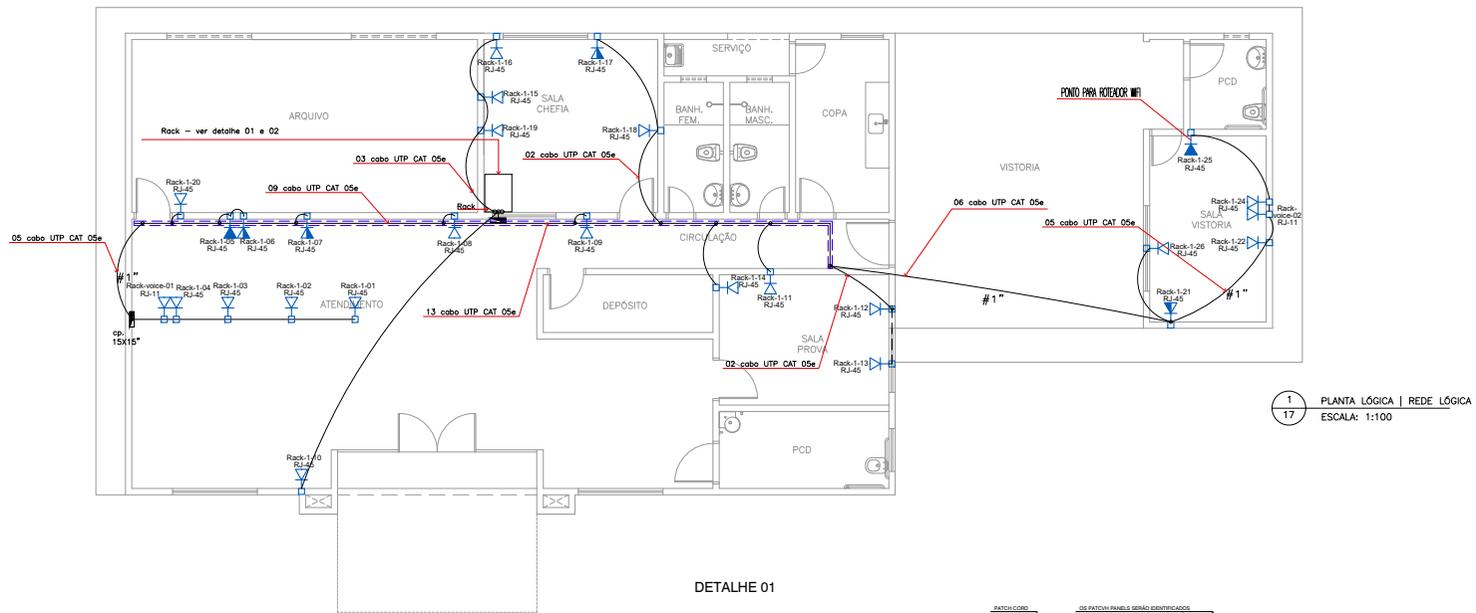

1 PLANTA LÓGICA | REDE LÓGICA
ESCALA: 1:100

DETALHE 01

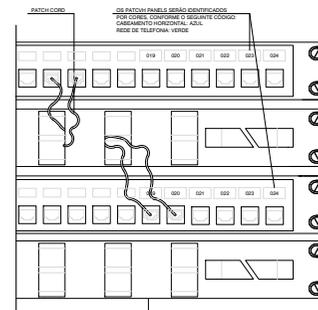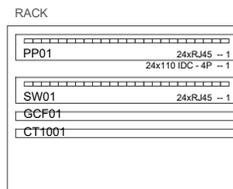

2 DETALHE 01
ESCALA: S/ESC

ORGANIZAÇÃO DE CORDÕES E IDENTIFICAÇÃO NOS PATCH PANEL'S

LEGENDA

	CX DE PASSAGEM EMBUT. C/ TAMPA 20X20X10
	PONTO DE REDE RJ-45 FEMEA COMP. E IDENTIFICADO MÉDIO. n=1,30
	PONTO DE REDE RJ-45 FEMEA COMP. E IDENTIFICADO ALTO. n=2,30
	PONTO DE REDE RJ-45 FEMEA COMP. E IDENTIFICADO BAIXO. n=0,30
	ELETRODUTO CORRUG. NA PAREDE OU SOBRE FORRO - 3/4"
	ELETRODUTO CORRUG. NO PISO - 1"
	ELETROCALHA PERFORADA SOBRE O FORRO

OBS.: ENTREGAR PONTOS DE LÓGICA CRIMPADOS E IDENTIFICADO


 Departamento Estadual de Trânsito de Mato Grosso	PROPRIETÁRIO: DETRAN-MT	TIPO DA OBRA: PROJETO DE REFORMA 61ª CRT CONFRESA	AUTOR DO PROJETO: PAULO DE BRITO FERREIRA ENGENHEIRO ELETRICISTA CREA-MT: 018973	REFERÊNCIA: PLANTA LÓGICA REDE LÓGICA	FOLHA: 17
	LOCAL: CONFRESA/MT	END. OBRA: AV. SANTO AFONSO, BAIRRO: MORADA NOVA, Nº 185, 78652-000	DESENHO: PAULO DE BRITO FERREIRA	ESCALA: INDICADA	DATA: OUTUBRO 2021



Autenticado com senha por JOSE EDUARDO DE MELO MARTINS - ANALISTA DO SERVIÇO TRANSITO LC 505/13 / COOENG - 07/02/2022 às 10:36:04.
Documento Nº: 643717-9394 - consulta à autenticidade em <https://www.sigadoc.mt.gov.br/sigaex/public/app/autenticar?n=643717-9394>




DETRANCAP202206918

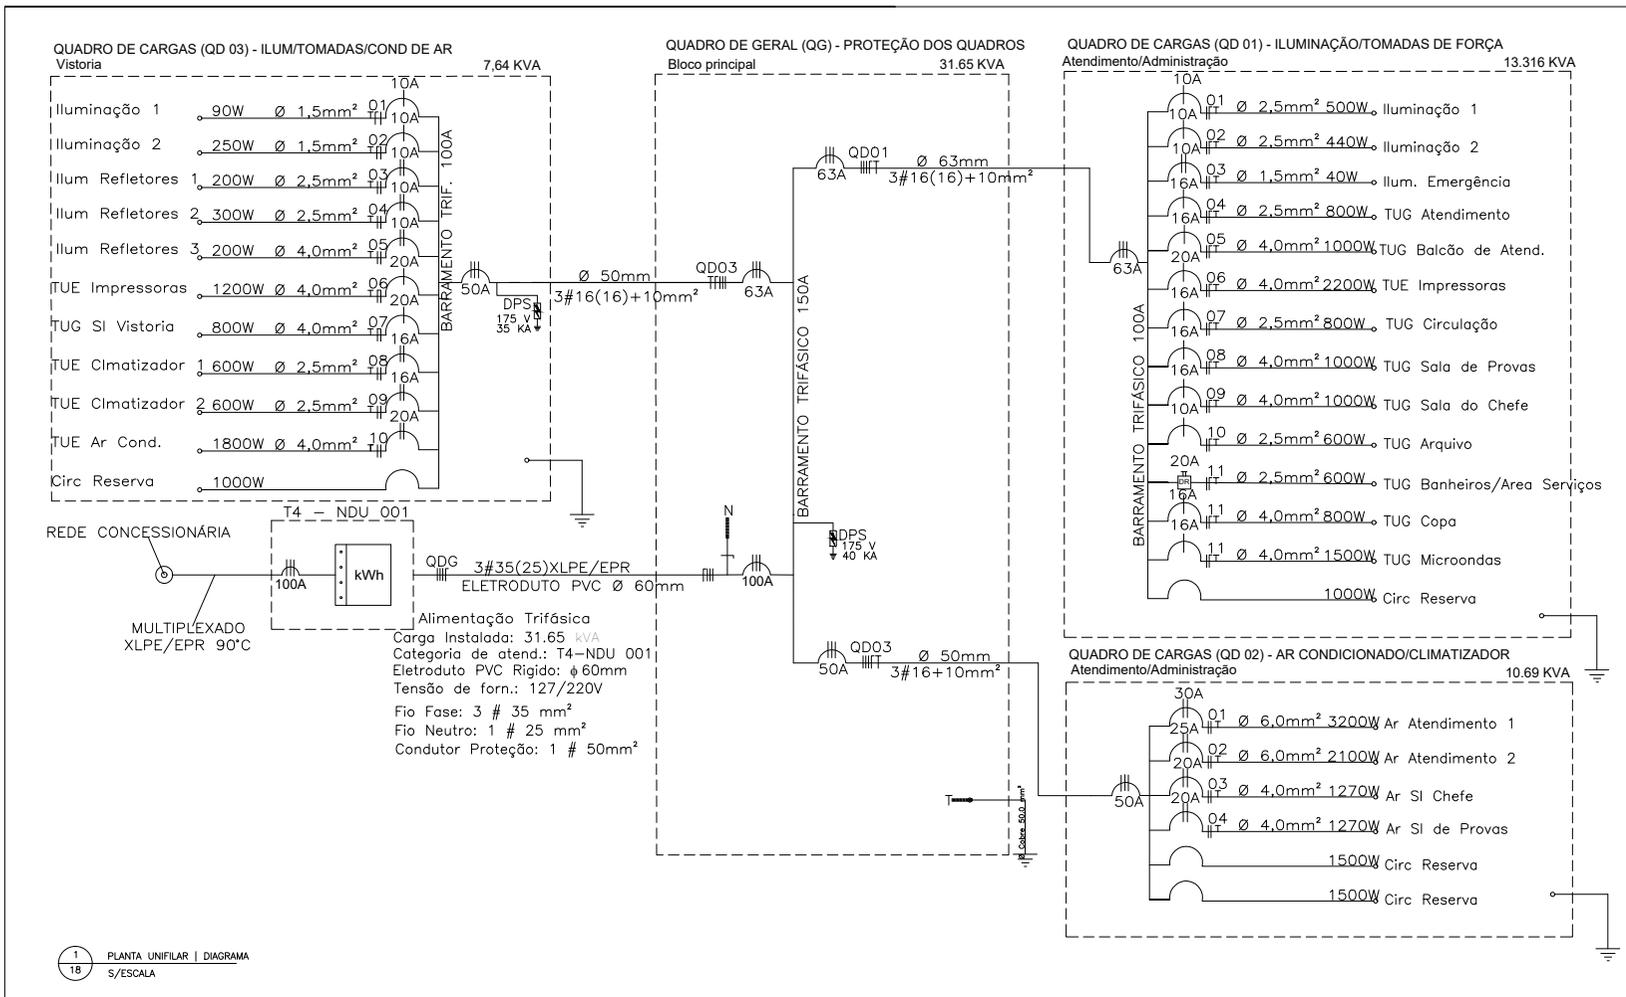

	PROPRIETÁRIO: DETRAN-MT	TIPO DA OBRA: PROJETO DE REFORMA 61ª CRT CONFRESA	AUTOR DO PROJETO: PAULO DE BRITO FERREIRA ENGENHEIRO ELETRICISTA CREA-MT: 018973	REFERÊNCIA: PLANTA UNIFILAR DIAGRAMA	FOLHA: 18
	LOCAL: CONFRESA/MT	END. OBRA: AV. SANTO AFONSO, BAIRRO: MORADA NOVA, Nº 185, 78652-000	DESENHO: PAULO DE BRITO FERREIRA	ESCALA: INDICADA	DATA: OUTUBRO 2021



Autenticado com senha por JOSE EDUARDO DE MELO MARTINS - ANALISTA DO SERVIÇO TRANSITO LC 505/13 / COOENG - 07/02/2022 às 10:36:04.
Documento Nº: 643717-9394 - consulta à autenticidade em <https://www.sigadoc.mt.gov.br/sigaex/public/app/autenticar?n=643717-9394>

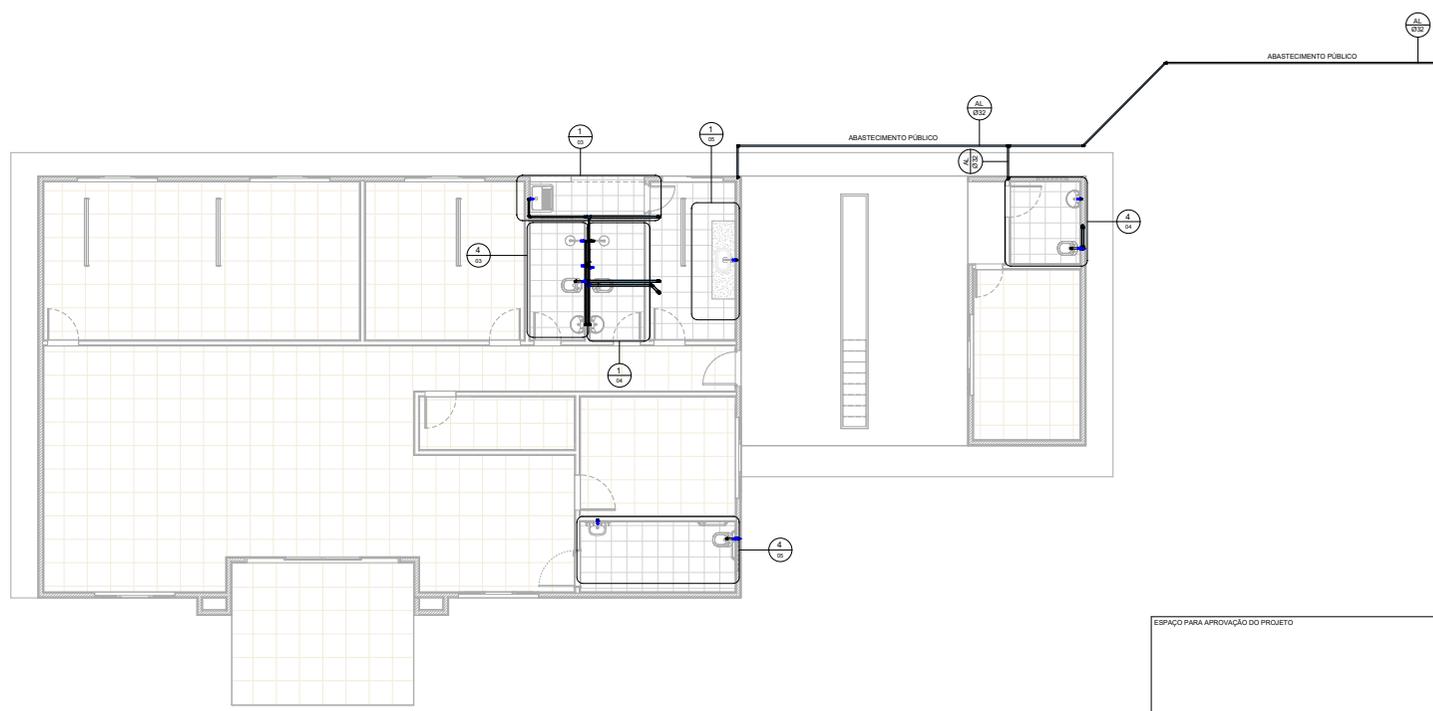


1 Pav. Térreo
1:50

ESPAÇO PARA APROVAÇÃO DO PROJETO			
OBRA	PROJETO DE REFORMA	 DETRAN MT	
PROPR.ET.	61ª CRT CONFRESA		
CMPUJ.			
LOCAL	AV. SANTO AFONSO, BAIRRO: MORADA NOVA, Nº 155, 79652-000		
INSCRIÇÃO CADASTRAL	JOSE EDUARDO DE MELO MARTINS		
AUTOR DO PROJETO	CREAMT MTEDES		
RESPONS. TÉCNICO			
ASSUNTO	Projeto hidráulico		
DATA: 10/14/21	ESCALA: 1:50	DESENHO: Rodrigo Alves	
ESTATÍSTICAS		FOLHA	
ÁREAS:		01 / 11	
TÍTULO:	TAB. DE OCUPAÇÃO		
ÁREA CONSTRUIDA	TAB. DE PERMEABILIDADE		
ÁREA DE PAVIMENTAÇÃO			



Autenticado com senha por JOSE EDUARDO DE MELO MARTINS - ANALISTA DO SERVIÇO TRANSITO LC 505/13 / COOENG - 07/02/2022 às 10:36:04.
 Documento Nº: 643717-9394 - consulta à autenticidade em <https://www.sigadoc.mt.gov.br/sigaex/public/app/autenticar?n=643717-9394>



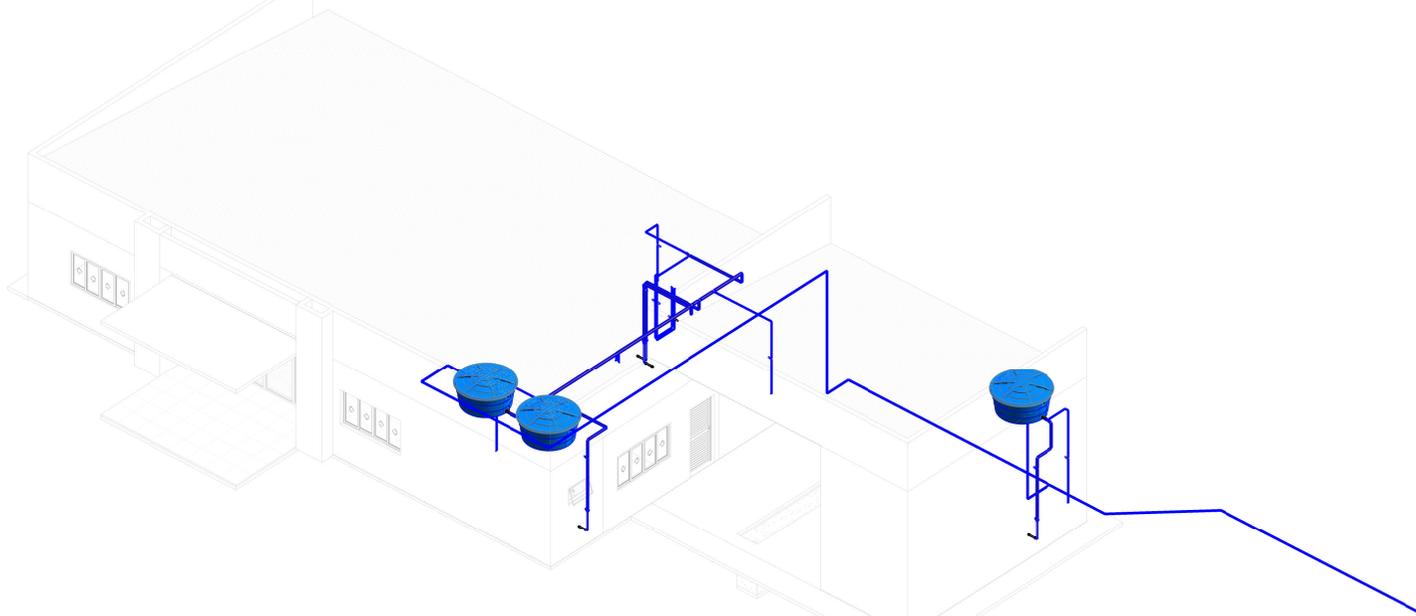

1 Projeto Hidráulico - 3D

HIDRÁULICO - CONEXÕES				
Identificador	Tipo de sistema	Quantidade	Descrição	Tamanho
Água fria doméstica				
01	Água fria doméstica	2	Adaptador Soldável Curto com Balsa e Rosca para Registro 50 x 1/2", PVC Marrom, Água Fria - TIGRE	050 mm-050 mm
02	Água fria doméstica	16	Bucha de Redução Soldável Curta 32x25mm, PVC Marrom, Água Fria - TIGRE	032 mm-025 mm
03	Água fria doméstica	1	Bucha de Redução Soldável Curta 60x50mm, PVC Marrom, Água Fria - TIGRE	050 mm-050 mm
04	Água fria doméstica	2	Joelho 45° Soldável 25mm, PVC Marrom, Água Fria - TIGRE	025 mm-025 mm
05	Água fria doméstica	1	Joelho 45° Soldável 32mm, PVC Marrom, Água Fria - TIGRE	032 mm-032 mm
06	Água fria doméstica	1	Joelho 45° Soldável 50mm, PVC Marrom, Água Fria - TIGRE	050 mm-050 mm
07	Água fria doméstica	22	Joelho 90° Soldável 25mm, PVC Marrom, Água Fria - TIGRE	025 mm-025 mm
08	Água fria doméstica	3	Joelho 90° Soldável 32mm, PVC Marrom, Água Fria - TIGRE	032 mm-032 mm
09	Água fria doméstica	11	Joelho 90° Soldável 50mm, PVC Marrom, Água Fria - TIGRE	050 mm-050 mm
10	Água fria doméstica	6	Joelho 90° Soldável com Bucha de Latão 25 x 3/4", PVC Marrom, Água Fria - TIGRE	025 mm-025 mm
11	Água fria doméstica	8	Linha Soldável e com Bucha de Latão 25 x 1/2", PVC Marrom, Água Fria - TIGRE	025 mm-020 mm
16	Água fria doméstica	2	Tê de Redução Soldável 50x25mm, PVC Marrom, Água Fria - TIGRE	050 mm-050 mm-025 mm
17	Água fria doméstica	2	Tê de Redução Soldável 60x25mm, PVC Marrom, Água Fria - TIGRE	050 mm-060 mm-025 mm
18	Água fria doméstica	3	Tê de Redução Soldável 60x50mm, PVC Marrom, Água Fria - TIGRE	060 mm-060 mm-050 mm
19	Água fria doméstica	2	Tê Soldável 25mm, PVC Marrom, Água Fria - TIGRE	025 mm-025 mm-025 mm
14	Água fria doméstica	2	Tê Soldável 32mm, PVC Marrom, Água Fria - TIGRE	032 mm-032 mm-032 mm
20	Água fria doméstica	1	Tê Soldável 60mm, PVC Marrom, Água Fria - TIGRE	060 mm-060 mm-060 mm

HIDRÁULICO - REGISTROS E VALVULAS			
Hidráulica: Identificador/Símbolo	Descrição	Quantidade	Tamanho
21	Adaptador Soldável com Anel para Caixa d'Água com Registro, PVC Branco, Água Fria - TIGRE	3	
22	Adaptador Soldável com Anel para Caixa d'Água, PVC Branco, Água Fria - TIGRE	6	
23	Registro de Chuveiro PVC Branco 3/4" - TIGRE	2	025-025
24	Registro de Gaveta com acabamento, Água Fria, Ø1 1/2"	4	035-035
25	Registro de Gaveta PVC Anela 3/4" - TIGRE	2	025-025
26	Registro de Gaveta PVC Branco 3/4" - TIGRE	4	025-025
27	Tubo de Descarga com Curva Ø1,114" (40mm)	4	040
28	Tubo de ligação para bacia - 1 1/2" X 25 cm - Docot	4	025
29	Válvula de Descarga 1 1/2 8P, DoccoSystem - Docot	4	050-040

ESPAÇO PARA APROVAÇÃO DO PROJETO																		
OBRA	PROJETO DE REFORMA																	
PROPR.:	61ª CRT CONFRESA																	
CMPJ:																		
LOCAL:	AV. SANTO AFONSO, BAIRRO: MORADA NOVA, Nº 165, 79652-000																	
INSCRIÇÃO CADASTRAL:																		
AUTOR DO PROJETO:	JOSE EDUARDO DE MELO MARTINS																	
RESPONS. TÉCNICO:	CHEAMT MTEDES																	
ASSUNTO:	3D GERAL - A1																	
DATA:	14/10/21	ESCALA:	DESENHO: <i>Argemir Alves Brilhante</i>															
ÁREAS:	<table border="1"> <tr> <td>PROJETO</td> <td>TAB. DE QUANT.:</td> <td>FOLHA</td> </tr> <tr> <td>ÁREA CONTABILIZADA</td> <td></td> <td>02 / 11</td> </tr> <tr> <td>ÁREA CONTROLADA</td> <td></td> <td></td> </tr> <tr> <td>ÁREA DE REVISÃO</td> <td></td> <td></td> </tr> <tr> <td>ÁREA DE APROVAÇÃO</td> <td></td> <td></td> </tr> </table>	PROJETO	TAB. DE QUANT.:	FOLHA	ÁREA CONTABILIZADA		02 / 11	ÁREA CONTROLADA			ÁREA DE REVISÃO			ÁREA DE APROVAÇÃO				
PROJETO	TAB. DE QUANT.:	FOLHA																
ÁREA CONTABILIZADA		02 / 11																
ÁREA CONTROLADA																		
ÁREA DE REVISÃO																		
ÁREA DE APROVAÇÃO																		




Autenticado com senha por JOSE EDUARDO DE MELO MARTINS - ANALISTA DO SERVIÇO TRANSITO LC 505/13 / COEENG - 07/02/2022 às 10:36:04. Documento Nº: 643717-9394 - consulta à autenticidade em <https://www.sigadoc.mt.gov.br/sigaex/public/app/autenticar?n=643717-9394>




DETRANCAP202206918




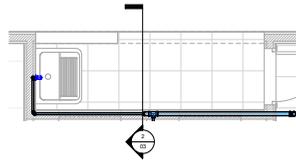


1 Detalhe Area de Serviço
1 : 25

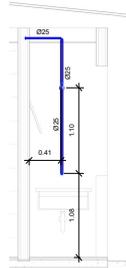


2 Corte Area de Serviço
1 : 25

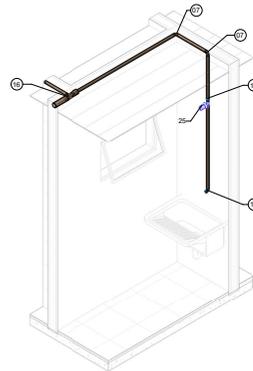


3 3D Area de Serviço

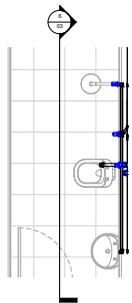

4 Detalhe Banheiro 1
1 : 25

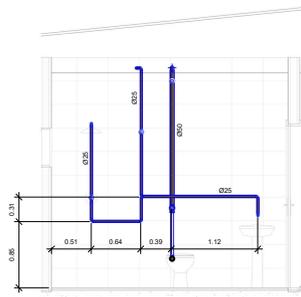

6 Corte Banheiro 1
1 : 25

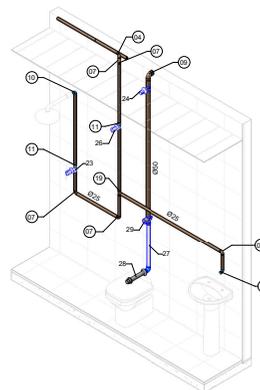

5 3D Banheiro 1

HIDRÁULICO - CONEXÕES				
Identificado	Tipo de sistema	Quantidade	Descrição	Tamanho
Água fria doméstica				
01	Água fria doméstica	2	Adaptador Soldável Curto com Balsa e Rosca para Registro 50 x 1.1/2", PVC Marrom, Água Fria - TIGRE	Ø50 mm-Ø50 mm
02	Água fria doméstica	16	Bucha de Redução Soldável Curta 32x25mm, PVC Marrom, Água Fria - TIGRE	Ø32 mm-Ø25 mm
03	Água fria doméstica	1	Bucha de Redução Soldável Curta 60x50mm, PVC Marrom, Água Fria - TIGRE	Ø60 mm-Ø50 mm
04	Água fria doméstica	2	Joelho 45° Soldável 25mm, PVC Marrom, Água Fria - TIGRE	Ø25 mm-Ø25 mm
05	Água fria doméstica	1	Joelho 45° Soldável 32mm, PVC Marrom, Água Fria - TIGRE	Ø32 mm-Ø32 mm
06	Água fria doméstica	1	Joelho 45° Soldável 50mm, PVC Marrom, Água Fria - TIGRE	Ø50 mm-Ø50 mm
07	Água fria doméstica	22	Joelho 90° Soldável 25mm, PVC Marrom, Água Fria - TIGRE	Ø25 mm-Ø25 mm
08	Água fria doméstica	3	Joelho 90° Soldável 32mm, PVC Marrom, Água Fria - TIGRE	Ø32 mm-Ø32 mm
09	Água fria doméstica	11	Joelho 90° Soldável 50mm, PVC Marrom, Água Fria - TIGRE	Ø50 mm-Ø50 mm
10	Água fria doméstica	6	Joelho 90° Soldável com Bucha de Latão 25 x 3/4", PVC Marrom, Água Fria - TIGRE	Ø25 mm-Ø25 mm
11	Água fria doméstica	8	Luva Soldável e com Bucha de Latão 25 x 1/2", PVC Marrom, Água Fria - TIGRE	Ø25 mm-Ø20 mm
16	Água fria doméstica	2	Tê de Redução Soldável 50x25mm, PVC Marrom, Água Fria - TIGRE	Ø50 mm-Ø50 mm-Ø25 mm
17	Água fria doméstica	2	Tê de Redução Soldável 60x25mm, PVC Marrom, Água Fria - TIGRE	Ø60 mm-Ø60 mm-Ø25 mm
18	Água fria doméstica	3	Tê de Redução Soldável 60x50mm, PVC Marrom, Água Fria - TIGRE	Ø60 mm-Ø60 mm-Ø50 mm
19	Água fria doméstica	2	Tê Soldável 25mm, PVC Marrom, Água Fria - TIGRE	Ø25 mm-Ø25 mm
14	Água fria doméstica	2	Tê Soldável 32mm, PVC Marrom, Água Fria - TIGRE	Ø32 mm-Ø32 mm-Ø32 mm
20	Água fria doméstica	1	Tê Soldável 60mm, PVC Marrom, Água Fria - TIGRE	Ø60 mm-Ø60 mm-Ø60 mm

HIDRÁULICO - REGISTROS E VALVULAS				
Hidráulica Identificador/Símbolo	Descrição	Quantidade	Tamanho	
21	Adaptador Soldável com Anel para Caixa d'Água com Registro, PVC Branco, Água Fria - TIGRE	3		
22	Adaptador Soldável com Anel para Caixa d'Água, PVC Branco, Água Fria - TIGRE	6		
23	Registro de Chuveiro PVC Branco 3/4" - TIGRE	2	Ø25-Ø25	
24	Registro de Gaveta com acabamento, Água Fria, Ø1 1/2" - TIGRE	4	Ø50-Ø50	
25	Registro de Gaveta PVC Anão 3/4" - TIGRE	2	Ø25-Ø25	
26	Registro de Gaveta PVC Branco 3/4" - TIGRE	4	Ø25-Ø25	
27	Tubo de Descarga com Curva Ø1.1/4" (40mm)	4	Ø40	
28	Tubo de ligação para bacia - 1.1/2" X 25 cm - Docool	4	Ø25	
29	Valvula de Descarga 1.1/2 BP, DocoolSystem - Docool	4	Ø50-Ø40	

ESPAÇO PARA APROVAÇÃO DO PROJETO


OBRA	PROJETO DE REFORMA
PROFET.	61ª CRT CONFRESA
CMPJ	
LOCAL	AV. SANTO AFONSO, BAIRRO: MORADA NOVA, Nº 155, 79652-000
INSCRIÇÃO CADASTRAL	
AUTOR DO PROJETO	JOSE EDUARDO DE MELO MARTINS
RESPONS. TÉCNICO	CREAMT MFE25
ASSUNTO	

Cortes e Detalhes - A1


DATA:	14/10/21	ESCALA:	1 : 25	DESENHO:	Adriano Alves Eduardo de Melo
ÁREAS:		ESTATÍSTICAS		FOLHA	
ÁREA CONSTRUTIVA		TOTAL DE OBRAS		03 / 11	
ÁREA PAVIMENTAÇÃO		TOTAL DE PAVIMENTAÇÃO			
ÁREA COBERTURA		ESTRUTURA DE SERVIÇOS BÁSICOS			
ÁREA OBRAS		ESTRUTURA DE PISOS			



 
DETRANCAP202206918




1 Detalhe Copa
1 : 25

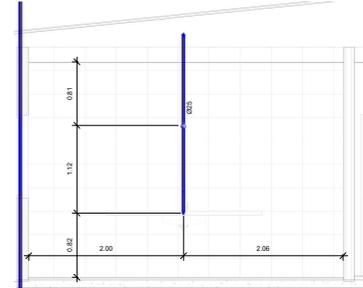


2 Corte copa
1 : 25

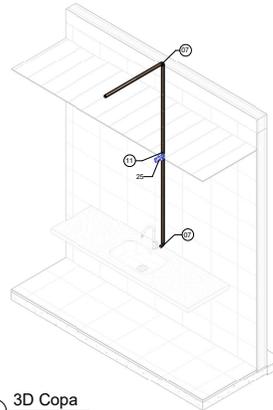


3 3D Copa

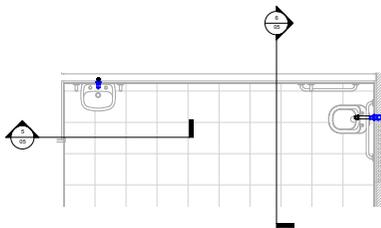


4 Detalhe Banheiro PCD
1 : 25

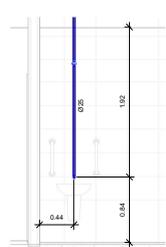

Banheiro PCD

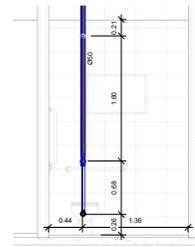

6 Corte Banheiro PCD 2
1 : 25

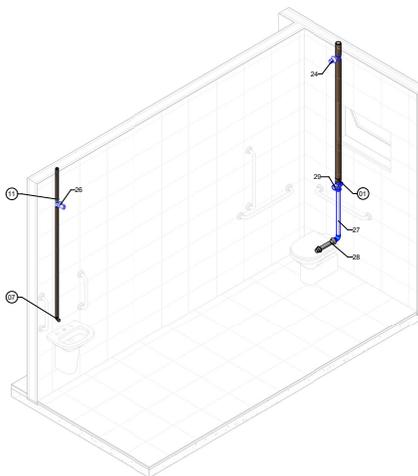

7 3D Banheiro PCD

HIDRÁULICO - CONEXÕES					
Identificado	f	Tipo de sistema	Quantidade	Descrição	Tamanho
Água fria doméstica					
01		Água fria doméstica	2	Adaptador Soldável Curto com Balsa e Rosca para Registro 50 x 1 1/2" PVC Marrom, Água Fria - TIGRE	Ø50 mm-Ø50 mm
02		Água fria doméstica	16	Bucha de Redução Soldável Curta 32x25mm, PVC Marrom, Água Fria - TIGRE	Ø32 mm-Ø25 mm
03		Água fria doméstica	1	Bucha de Redução Soldável Curta 60x50mm, PVC Marrom, Água Fria - TIGRE	Ø60 mm-Ø50 mm
04		Água fria doméstica	2	Joelho 45° Soldável 25mm, PVC Marrom, Água Fria - TIGRE	Ø25 mm-Ø25 mm
05		Água fria doméstica	1	Joelho 45° Soldável 32mm, PVC Marrom, Água Fria - TIGRE	Ø32 mm-Ø32 mm
06		Água fria doméstica	1	Joelho 45° Soldável 50mm, PVC Marrom, Água Fria - TIGRE	Ø50 mm-Ø50 mm
07		Água fria doméstica	22	Joelho 90° Soldável 25mm, PVC Marrom, Água Fria - TIGRE	Ø25 mm-Ø25 mm
08		Água fria doméstica	3	Joelho 90° Soldável 32mm, PVC Marrom, Água Fria - TIGRE	Ø32 mm-Ø32 mm
09		Água fria doméstica	11	Joelho 90° Soldável 50mm, PVC Marrom, Água Fria - TIGRE	Ø50 mm-Ø50 mm
10		Água fria doméstica	6	Joelho 90° Soldável com Bucha de Lado 25 x 3/4", PVC Marrom, Água Fria - TIGRE	Ø25 mm-Ø25 mm
11		Água fria doméstica	8	Luva Soldável e com Bucha de Lado 25 x 1/2", PVC Marrom, Água Fria - TIGRE	Ø25 mm-Ø20 mm
16		Água fria doméstica	2	Tê de Redução Soldável 50x25mm, PVC Marrom, Água Fria - TIGRE	Ø50 mm-Ø50 mm-Ø25 mm
17		Água fria doméstica	2	Tê de Redução Soldável 60x25mm, PVC Marrom, Água Fria - TIGRE	Ø60 mm-Ø60 mm-Ø25 mm
18		Água fria doméstica	3	Tê de Redução Soldável 60x50mm, PVC Marrom, Água Fria - TIGRE	Ø60 mm-Ø60 mm-Ø50 mm
19		Água fria doméstica	2	Tê Soldável 25mm, PVC Marrom, Água Fria - TIGRE	Ø25 mm-Ø25 mm-Ø25 mm
14		Água fria doméstica	2	Tê Soldável 32mm, PVC Marrom, Água Fria - TIGRE	Ø32 mm-Ø32 mm-Ø32 mm
20		Água fria doméstica	1	Tê Soldável 60mm, PVC Marrom, Água Fria - TIGRE	Ø60 mm-Ø60 mm-Ø60 mm

HIDRÁULICO - REGISTROS E VALVULAS			
Hidráulica: Identificador/Símbolo	Descrição	Quantidade	Tamanho
21	Adaptador Soldável com Anel para Caixa d'Água com Registro, PVC Branco, Água Fria - TIGRE	3	
22	Adaptador Soldável com Anel para Caixa d'Água, PVC Branco, Água Fria - TIGRE	6	
23	Registro de Chuveiro PVC Branco 3/4" - TIGRE	2	Ø25-Ø25
24	Registro de Gaveta com acabamento, Água Fria, Ø1 1/2"	4	Ø50-Ø50
25	Registro de Gaveta PVC Anão 3/4" - TIGRE	2	Ø25-Ø25
26	Registro de Gaveta PVC Branco 3/4" - TIGRE	4	Ø25-Ø25
27	Tubo de Descarga com Curva Ø1 1/4" (40mm)	4	Ø40
28	Tubo de ligação para bacia - 1 1/2" X 25 cm - Dooool	4	Ø25
29	Valvula de Descarga 1.1/2 BP, DoooolSystem - Dooool	4	Ø50-Ø40

ESPAÇO PARA APROVAÇÃO DO PROJETO

OBRA	PROJETO DE REFORMA
PROF.º	61ª CRT CONFRESA
CMPJ	
LOCAL	AV. SANTO AFONSO, BAIRRO: MORADA NOVA, Nº 165, 79652-000
INSCRIÇÃO CADASTRAL	JOSE EDUARDO DE MELO MARTINS
AUTOR DO PROJETO	CREAMT MT/MS
RESPONS. TÉCNICO	
ASSUNTO	

Detran MT


Cortes e Detalhes - A1

DATA:	10/14/21	ESCALA:	1 : 25	DESENHO:	Ángelo Alves Brito/Arquiteto
TABELA DE CONTEÚDO		FOLHA		05 / 11	
ÁREAS:	ÁREA CONTABILIZADA				



DETRANCAP202206918



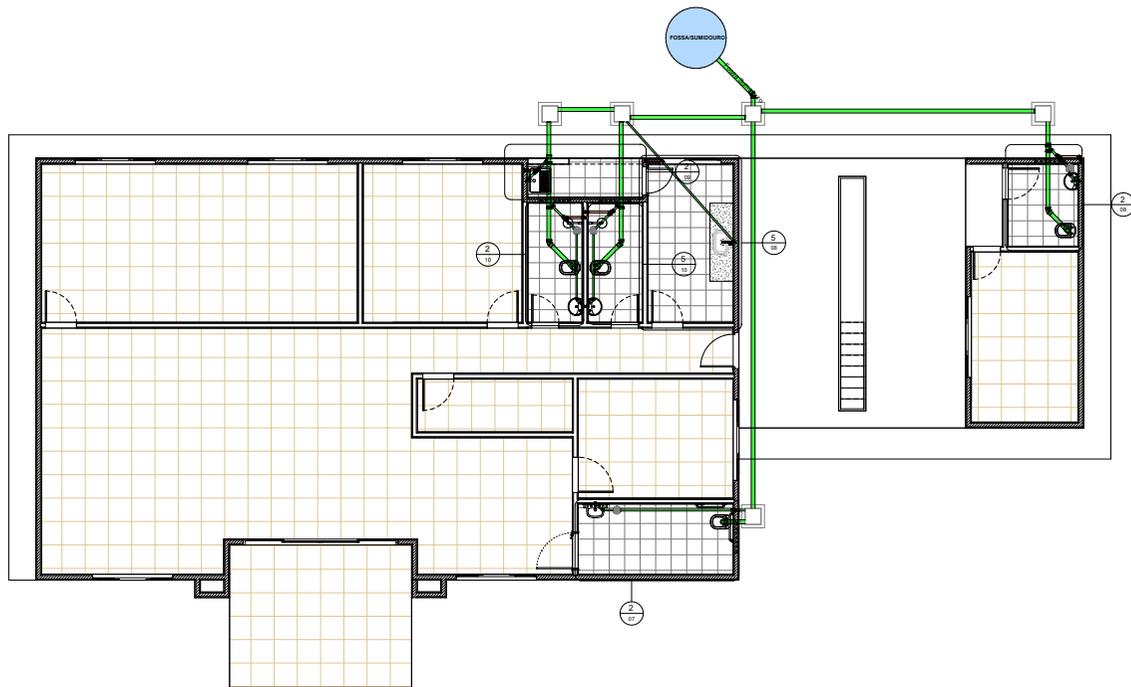

1 Pav. Térreo
1 : 50

SANTÁRIO - EQUIPAMENTOS E PEÇAS		SANTÁRIO - ACESSÓRIOS	
SISTEMA	QUANT.	DESCRIÇÃO	DESCRIÇÃO
Sanitário	5	Caixa de Ligação ou Inspeção - Alvenaria de 1/2 Tijolo Revestida	
Sanitário	4	Caixa Sifonada Girafácil (5 Entradas), Montada com Grelha e Porta Grelha Quadradas Brancas 100 x 140 x 50mm, Esgoto - TIGRE	Caixa Sifonada Girafácil (5 Entradas), Montada com Grelha e Porta Grelha Quadradas Brancas 100 x 140 x 50mm, Esgoto - TIGRE
	4	Prólongamento p/ Caixa Sifonada 100 x 100mm, Esgoto - TIGRE	Prólongamento p/ Caixa Sifonada 100 x 100mm, Esgoto - TIGRE

SANTÁRIO - TUBO RÍGIDO			
Tipo de sistema	Descrição	Comprimento	Diâmetro
Sanitário	Tubo PVC rígido, cor branca, linha Esgoto Série Normal - Tigre	11.79	40
Sanitário	Tubo PVC rígido, cor branca, linha Esgoto Série Normal - Tigre	6.24	50
Sanitário	Tubo PVC rígido, cor branca, linha Esgoto Série Normal - Tigre	34.27	100
Ventilação	Tubo PVC rígido, cor branca, linha Esgoto Série Normal - Tigre	0.46	40
Ventilação	Tubo PVC rígido, cor branca, linha Esgoto Série Normal - Tigre	28.02	50

SANTÁRIO - CONEXÕES ESGOTO			
Identificado	Quantidade	Descrição	Tamanho
	1	Bucha de Redução Longa 50x40mm, Esgoto Série Normal - TIGRE	Ø50 mm-Ø40 mm
03	5	Joelho 45° 40mm, Esgoto Série Normal - TIGRE	Ø40 mm-Ø40 mm
05	4	Joelho 45° 100mm, Esgoto Série Normal - TIGRE	Ø100 mm-Ø100 mm
<varia>	12	Joelho 90° 40mm, Esgoto Série Normal - TIGRE	Ø40 mm-Ø40 mm
<varia>	11	Joelho 90° 50mm, Esgoto Série Normal - TIGRE	Ø50 mm-Ø50 mm
07	4	Joelho 90° 100mm, Esgoto Série Normal - TIGRE	Ø100 mm-Ø100 mm
	2	Junção Simples 100 x 50mm, Esgoto Série Normal - TIGRE	Ø100 mm-Ø100 mm-Ø50 mm
08	2	Junção Simples 100 x 75mm, Esgoto Série Normal - TIGRE	Ø100 mm-Ø100 mm-Ø75 mm
	17	Luva Simples 50mm, Esgoto Série Normal - TIGRE	Ø50 mm-Ø50 mm
<varia>	12	Luva Simples 100mm, Esgoto Série Normal - TIGRE	Ø100 mm-Ø100 mm
	6	Terminal de Ventilação 50mm, Esgoto Série Normal - TIGRE	Ø50 mm
	1	Tê 40 x 40mm, Esgoto Série Normal - TIGRE	Ø40 mm-Ø40 mm-Ø40 mm
	5	Tê 50 x 50mm, Esgoto Série Normal - TIGRE	Ø50 mm-Ø50 mm-Ø50 mm

ESPAÇO PARA APROVAÇÃO DO PROJETO

OBRA	PROJETO DE REFORMA	 DETRAN MT
PROFET.	61ª CRT CONFRESA	
CMPJ.		
LOCAL	AV. SANTO AFONSO, BAIRRO: MORADA NOVA, Nº 165, 79652-000	
INSCRIÇÃO CADASTRAL		
AUTOR DO PROJETO	JOSE EDUARDO DE MELO MARTINS	
RESPONS. TÉCNICO	CHEAMT MENEZES	
ASSUNTO	Planta Baixa	
DATA: 10/15/21	ESCALA: 1 : 50	DESENHO:  Souto Moura
ÁREAS:	ESTATÍSTICAS	FOLHA
ÁREA CONSTRUTIVA		06 / 11
ÁREA SERVIÇOS		
ÁREA VENTILAÇÃO		
ÁREA ELÉTRICA		
ÁREA PNEUMÁTICA		




Autenticado com senha por JOSE EDUARDO DE MELO MARTINS - ANALISTA DO SERVIÇO TRANSITO LC 505/13 / COEENG - 07/02/2022 às 10:36:04.
Documento Nº: 643717-9394 - consulta à autenticidade em <https://www.sigadoc.mt.gov.br/sigaex/public/app/autenticar?n=643717-9394>






1 Corte Banheiro PNE
1 : 20

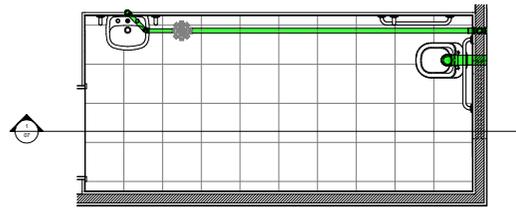

2 Detalhe Banheiro PNE
1 : 20

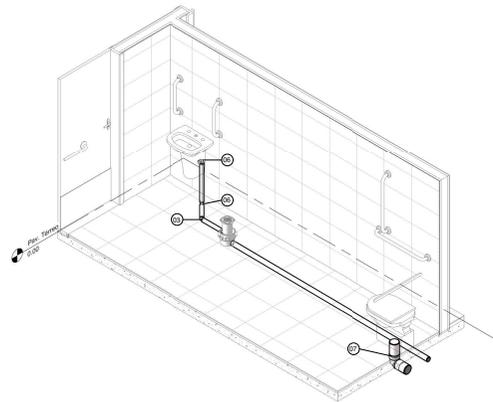

3 3D Banheiro PNE

SANITÁRIO - ACESSÓRIOS		
Quantidade	Sistema	Descrição
4	Esgoto	Caixa Sifonada Girafácil (5 Entradas), Montada com Grelha e Porta Grelha Quadrados Brancos 100 x 140 x 50mm, Esgoto - TIGRE
4	Esgoto	Prolongamento p/ Caixa Sifonada 100 x 100mm, Esgoto - TIGRE

SANITÁRIO - TUBO RÍGIDO			
Tipo de sistema	Descrição	Comprimento	Dímetro
Sanitário	Tubo PVC rígido, cor branca, linha Esgoto Série Normal - Tigre	11.79	40
Sanitário	Tubo PVC rígido, cor branca, linha Esgoto Série Normal - Tigre	6.24	50
Sanitário	Tubo PVC rígido, cor branca, linha Esgoto Série Normal - Tigre	34.27	100
Ventilação	Tubo PVC rígido, cor branca, linha Esgoto Série Normal - Tigre	0.46	40
Ventilação	Tubo PVC rígido, cor branca, linha Esgoto Série Normal - Tigre	28.02	50

SANITÁRIO - EQUIPAMENTOS E PEÇAS		
SISTEMA	QUANT.	DESCRIÇÃO
Sanitário	5	Caixa de Ligação ou Inspeção - Aveneira de 1/2 Tipos Revestida
Sanitário	4	Caixa Sifonada Girafácil (5 Entradas), Montada com Grelha e Porta Grelha Quadrados Brancos 100 x 140 x 50mm, Esgoto - TIGRE
	4	Prolongamento p/ Caixa Sifonada 100 x 100mm, Esgoto - TIGRE

SANITÁRIO - CONEXÕES ESGOTO			
Identificado	Quantidade	Descrição	Tamanho
	1	Bucha de Redução Longa 50x40mm, Esgoto Série Normal - TIGRE	Ø50 mm-Ø40 mm
03	5	Joelho 45° 40mm, Esgoto Série Normal - TIGRE	Ø40 mm-Ø40 mm
05	4	Joelho 45° 100mm, Esgoto Série Normal - TIGRE	Ø100 mm-Ø100 mm
<varia>	12	Joelho 90° 40mm, Esgoto Série Normal - TIGRE	Ø40 mm-Ø40 mm
<varia>	11	Joelho 90° 50mm, Esgoto Série Normal - TIGRE	Ø50 mm-Ø50 mm
07	4	Joelho 90° 100mm, Esgoto Série Normal - TIGRE	Ø100 mm-Ø100 mm
	2	Junção Simples 100 x 50mm, Esgoto Série Normal - TIGRE	Ø100 mm-Ø100 mm-Ø50 mm
08	2	Junção Simples 100 x 75mm, Esgoto Série Normal - TIGRE	Ø100 mm-Ø100 mm-Ø75 mm
	17	Luva Simples 50mm, Esgoto Série Normal - TIGRE	Ø50 mm-Ø50 mm
<varia>	12	Luva Simples 100mm, Esgoto Série Normal - TIGRE	Ø100 mm-Ø100 mm
	6	Terminal de Ventilação 50mm, Esgoto Série Normal - TIGRE	Ø50 mm
	1	Tê 40 x 40mm, Esgoto Série Normal - TIGRE	Ø40 mm-Ø40 mm-Ø40 mm
	5	Tê 50 x 50mm, Esgoto Série Normal - TIGRE	Ø50 mm-Ø50 mm-Ø50 mm


ESPAÇO PARA APROVAÇÃO DO PROJETO

OBRA	PROJETO DE REFORMA	 DETRAN MT
PROPRJET	61ª CRT CONFRESA	
LOCAL	AV. SANTO AFONSO, BAIRRO: MORADA NOVA, Nº 155, 79652-000	
INSCRIÇÃO CADASTRAL		
AUTOR DO PROJETO	JOSE EDUARDO DE MELO MARTINS	
RESPONS. TÉCNICO	CREAMT: M7825	
ASSUNTO		


Cortes, Vistas e Detalhamento

DATA:	10/15/21	ESCALA:	1 : 20	DESENHO:	Caetano Basso de Moraes de Souza Moraes
ÁREAS		ESTATÍSTICAS		FOLHA	
ÁREA CONSTRUTIVA		TOTAL DE OBRAS		07 / 11	
ÁREA CONTRIBUTIVA		TOTAL DE PERMISSÃO			
ÁREA DE SERVIÇO		ÁREA DE SERVIÇO			
ÁREA DE SERVIÇO		ÁREA DE SERVIÇO			




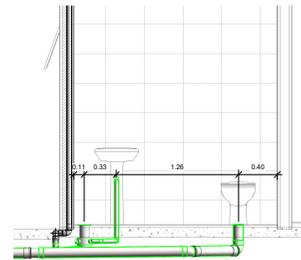


1 Corte Banheiro Vistoria
1:20

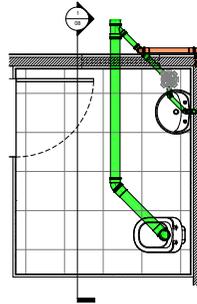


2 Detalhe Banheiro Vistoria
1:20

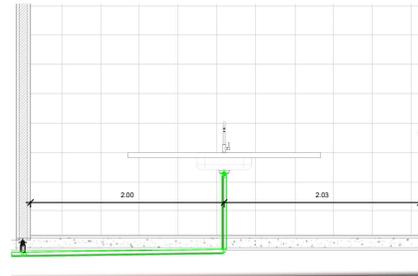


4 Corte Copa
1:20

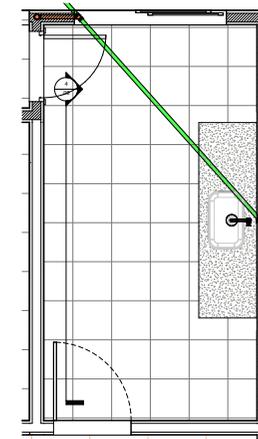

5 Detalhe Copa
1:20

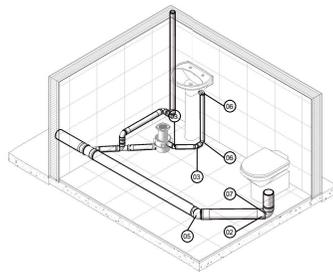

3 3D Banheiro Vistoria



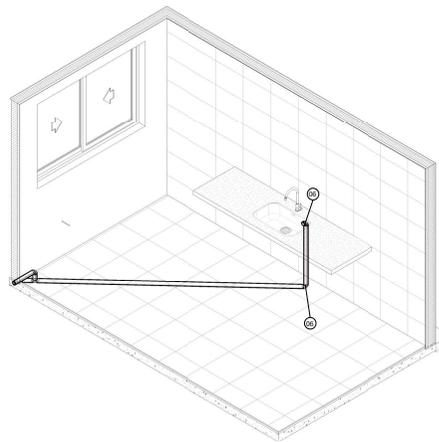


6 3D Copa

ESPAÇO PARA APROVAÇÃO DO PROJETO		
OBRA	PROJETO DE REFORMA	
PROPR.ET.	61ª CRT CONFRESA	
CMP.U.		
LOCAL	AV. SANTO AFONSO, BAIRRO: MORADA NOVA, Nº 155, 79652-000	
INSCRIÇÃO CADASTRAL	JOSE EDUARDO DE MELO MARTINS	
AUTOR DO PROJETO	CREAMT MTEMS	
RESPONS. TÉCNICO		
ASSUNTO	Cortes, Vistas e Detalhamento	
DATA: 10/15/21	ESCALA: 1:20	DESENHO:
ÁREAS		FOLHA
TÍTULO	TOTAL OCUPADO	08 / 11
ÁREA CONSTRUIDA	TOTAL DE PERMISSÃO	
ÁREA COBERTA	ÁREA DE PERMISSÃO	
ÁREA DE PAVIMENTO	ÁREA DE PERMISSÃO	
ÁREA DE PAVIMENTO	ÁREA DE PERMISSÃO	



DETRANCAP202206918

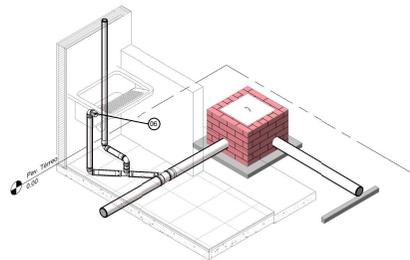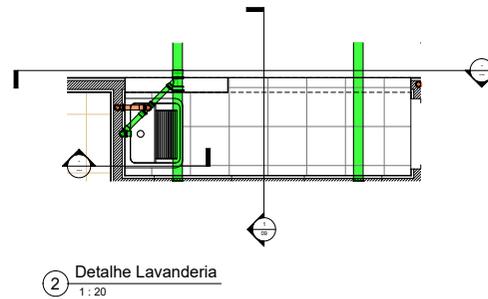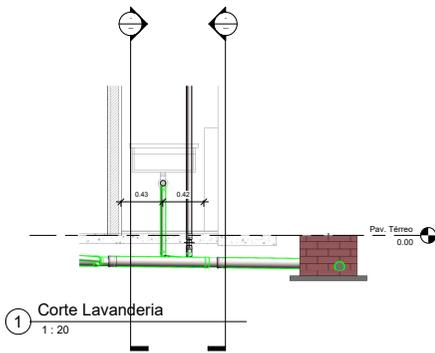

SANITÁRIO - ACESSÓRIOS		
Quantidade	Sistema	Descrição
4	Esgoto	Caixa Sifonada Grafiácl (5 Entradas), Montada com Greiha e Porta Greiha Quadrados Brancos 100 x 140 x 50mm, Esgoto - TIGRE
4	Esgoto	Pralongamento p/ Caixa Sifonada 100 x 100mm, Esgoto - TIGRE

SANITÁRIO - CONEXÕES ESGOTO			
Identificado r	Quantidade	Descrição	Tamanho
	1	Bucha de Redução Longa 50x40mm, Esgoto Série Normal - TIGRE	Ø50 mm-Ø40 mm
03	5	Joelho 45º 40mm, Esgoto Série Normal - TIGRE	Ø40 mm-Ø40 mm
05	4	Joelho 45º 100mm, Esgoto Série Normal - TIGRE	Ø100 mm-Ø100 mm
<varia>	12	Joelho 90º 40mm, Esgoto Série Normal - TIGRE	Ø40 mm-Ø40 mm
<varia>	11	Joelho 90º 50mm, Esgoto Série Normal - TIGRE	Ø50 mm-Ø50 mm
07	4	Joelho 90º 100mm, Esgoto Série Normal - TIGRE	Ø100 mm-Ø100 mm
	2	Junção Simples 100 x 50mm, Esgoto Série Normal - TIGRE	Ø100 mm-Ø100 mm-Ø50 mm
08	2	Junção Simples 100 x 75mm, Esgoto Série Normal - TIGRE	Ø100 mm-Ø100 mm-Ø75 mm
	17	Luva Simples 50mm, Esgoto Série Normal - TIGRE	Ø50 mm-Ø50 mm
<varia>	12	Luva Simples 100mm, Esgoto Série Normal - TIGRE	Ø100 mm-Ø100 mm
	6	Terminal de Ventilação 50mm, Esgoto Série Normal - TIGRE	Ø50 mm
	1	Tê 40 x 40mm, Esgoto Série Normal - TIGRE	Ø40 mm-Ø40 mm-Ø40 mm
	5	Tê 50 x 50mm, Esgoto Série Normal - TIGRE	Ø50 mm-Ø50 mm-Ø50 mm

SANITÁRIO - EQUIPAMENTOS E PEÇAS		
SISTEMA	QUANT.	DESCRIÇÃO
Sanitário	5	Caixa de Ligação ou Inspeção - Abertura de 1/2 Tipo Revestida
	1	Caixa Sifonada Grafiácl (5 Entradas), Montada com Greiha e Porta Greiha Quadrados Brancos 100 x 140 x 50mm, Esgoto - TIGRE
	4	Pralongamento p/ Caixa Sifonada 100 x 100mm, Esgoto - TIGRE

SANITÁRIO - TUBO RÍGIDO			
Tipo de sistema	Descrição	Comprimento	Diâmetro
Sanitário	Tubo PVC rígido, cor branca, linha Esgoto Série Normal - Tigre	11.79	40
Sanitário	Tubo PVC rígido, cor branca, linha Esgoto Série Normal - Tigre	6.24	50
Sanitário	Tubo PVC rígido, cor branca, linha Esgoto Série Normal - Tigre	34.27	100
Ventilação	Tubo PVC rígido, cor branca, linha Esgoto Série Normal - Tigre	0.46	40
Ventilação	Tubo PVC rígido, cor branca, linha Esgoto Série Normal - Tigre	28.02	50

ESPAÇO PARA APROVAÇÃO DO PROJETO

OBRA: PROJETO DE REFORMA
 PROPRIET: 61ª CRT CONFRESA
 CPMJ:
 LOCAL: AV. SANTO AFONSO, BAIRRO: MORADA NOVA, Nº 165, 79652-000
 INSCRIÇÃO CADASTRAL:
 AUTOR DO PROJETO: JOSE EDUARDO DE MELO MARTINS
 RESPON: CREAMT MTEDES
 FRESCO:
 ASSUNTO:


DETRAN MT

Cortes, Vistas e Detalhamento


DATA: 10/15/21 ESCALA: 1:20 DESENHO: Cezila Buarque Henriques de Sousa Moraes

ÁREAS: TABELA DE ÁREAS
 ESTADÍSTICAS: TABELA DE ESTADÍSTICAS
 FOLHA: 09 / 11




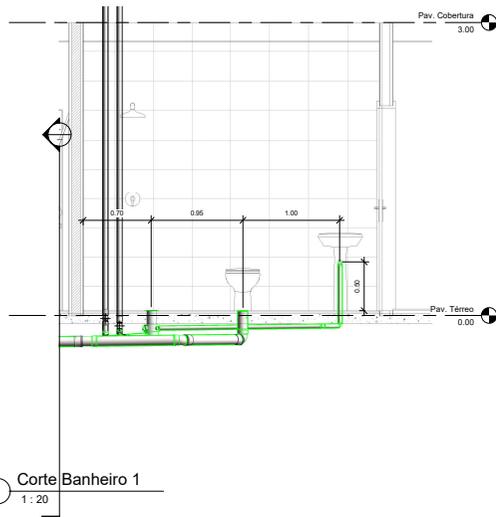


1 Corte Banheiro 1
1 : 20

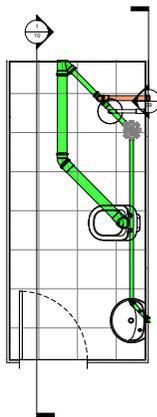


2 Detalhe Banheiro 1
1 : 20

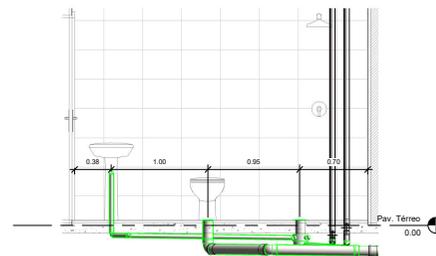


4 Corte Banheiro 2
1 : 20

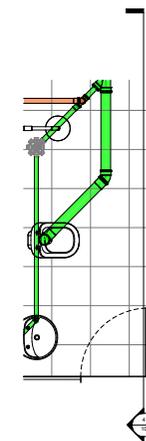

5 Detalhe Banheiro 2
1 : 20

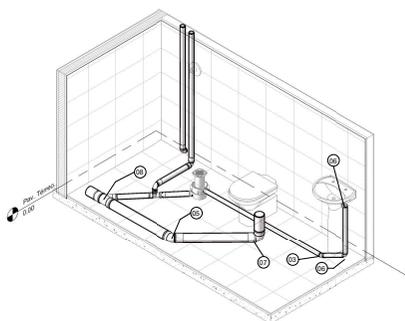


3 3D Banheiro 1

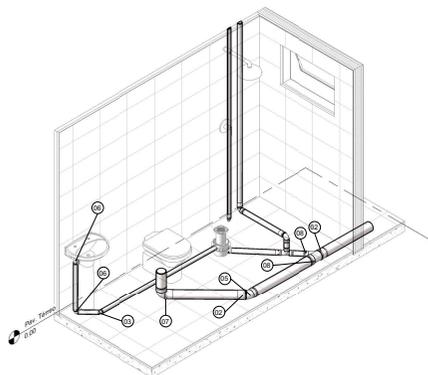

6 3D Banheiro 2

ESPAÇO PARA APROVAÇÃO DO PROJETO			
OBRA	PROJETO DE REFORMA		
PROPRIET.	61ª CRT CONFRESA		
CMPJ			
LOCAL	AV. SANTO AFONSO, BAIRRO: MORADA NOVA, Nº 155, 79652-000		
INSCRIÇÃO CADASTRAL			
AUTOR DO PROJETO	JOSE EDUARDO DE MELO MARTINS		
RESP. TÉCNICO	CREAMT MFMES		
ASSUNTO	Cortes, Vistas e Detalhamento		
DATA: 10/15/21	ESCALA: 1 : 20	DESENHO:  DESENHO: 	
ÁREAS		FOLHA	
TÍTULO	TABELA DE OBRAS	10 / 11	
ÁREA CONSTRUTIVA	TABELA DE REFORMAS		
ÁREA DE REFORMA	TABELA DE REFORMAS		
ÁREA DE REFORMA	TABELA DE REFORMAS		
ÁREA DE REFORMA	TABELA DE REFORMAS		



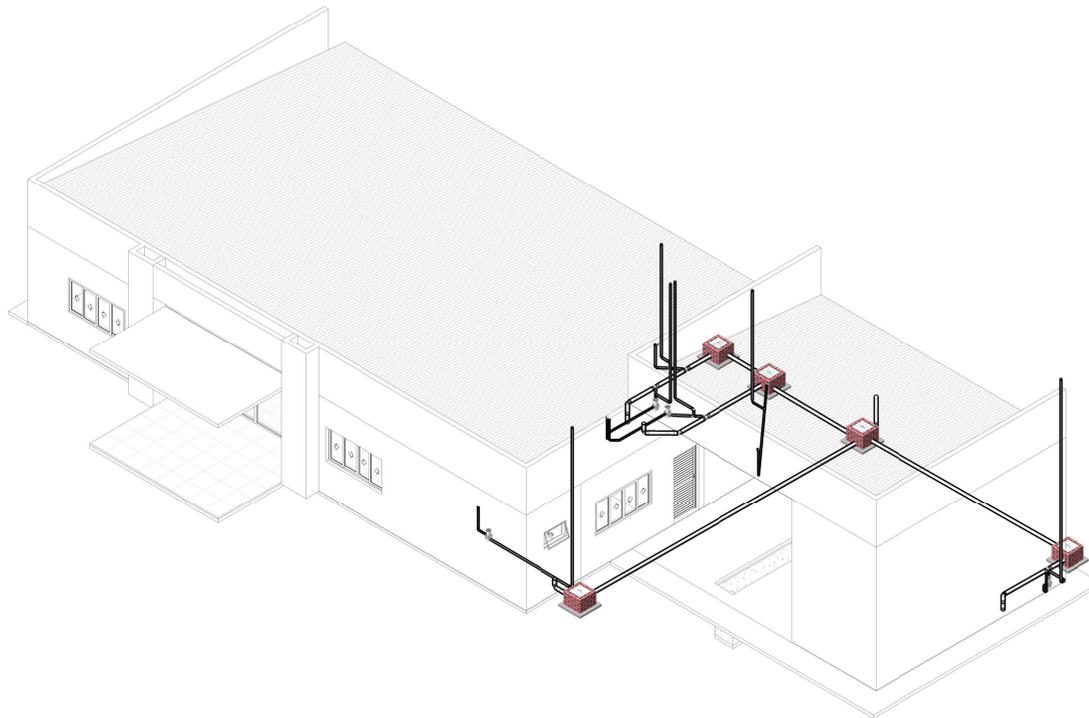

1 3D Geral

SANTÁRIO - EQUIPAMENTOS E PEÇAS		SANTÁRIO - ACESSÓRIOS		SANTÁRIO - CONEXÕES ESGOTO					
SISTEMA	QUANT.	DESCRIÇÃO	Quantidade	Sistema	Descrição	Identificação	Quantidade	Descrição	Tamanho
Sanitário	3	Caixa de Ligação ou Inspeção - Alvenaria de 1/2 Tijolo Revestida	4	Esgoto	Caixa Sifonada Grafiplac (5 Entradas), Montada com Grelha e Porta Grelha Quadrados Brancos 100 x 140 x 50mm, Esgoto - TIGRE	03	1	Bucha de Redução Longa 50x40mm, Esgoto Série Normal - TIGRE	Ø50 mm-Ø40 mm
Sanitário	4	Caixa Sifonada Grafiplac (6 Entradas), Montada com Grelha e Porta Grelha Quadrados Brancos 100 x 140 x 50mm, Esgoto - TIGRE	4	Esgoto	Caixa Sifonada Grafiplac (5 Entradas), Montada com Grelha e Porta Grelha Quadrados Brancos 100 x 140 x 50mm, Esgoto - TIGRE	05	5	Joelho 45° 40mm, Esgoto Série Normal - TIGRE	Ø40 mm-Ø40 mm
Sanitário	4	Prolongamento p/ Caixa Sifonada 100 x 100mm, Esgoto - TIGRE	4	Esgoto	Prolongamento p/ Caixa Sifonada 100 x 100mm, Esgoto - TIGRE	07	4	Joelho 90° 100mm, Esgoto Série Normal - TIGRE	Ø100 mm-Ø100 mm
SANTÁRIO - TUBO RÍGIDO						09	12	Joelho 90° 40mm, Esgoto Série Normal - TIGRE	Ø40 mm-Ø40 mm
Tipo de sistema						10	11	Joelho 90° 50mm, Esgoto Série Normal - TIGRE	Ø50 mm-Ø50 mm
Descrição						11	4	Joelho 90° 100mm, Esgoto Série Normal - TIGRE	Ø100 mm-Ø100 mm
Comprimento						12	2	Junção Simples 100 x 50mm, Esgoto Série Normal - TIGRE	Ø100 mm-Ø100 mm-Ø50 mm
Diâmetro						13	2	Junção Simples 100 x 75mm, Esgoto Série Normal - TIGRE	Ø100 mm-Ø100 mm-Ø75 mm
Sanitário		Tubo PVC rígido, cor branca, linha Esgoto Série Normal - Tigre	11.79			14	12	Luva Simples 100mm, Esgoto Série Normal - TIGRE	Ø50 mm-Ø50 mm
Sanitário		Tubo PVC rígido, cor branca, linha Esgoto Série Normal - Tigre	6.24			15	6	Terminal de Ventilação 50mm, Esgoto Série Normal - TIGRE	Ø50 mm
Sanitário		Tubo PVC rígido, cor branca, linha Esgoto Série Normal - Tigre	34.27			16	1	Tê 40 x 40mm, Esgoto Série Normal - TIGRE	Ø40 mm-Ø40 mm-Ø40 mm
Ventilação		Tubo PVC rígido, cor branca, linha Esgoto Série Normal - Tigre	0.46			17	5	Tê 50 x 50mm, Esgoto Série Normal - TIGRE	Ø50 mm-Ø50 mm-Ø50 mm
Ventilação		Tubo PVC rígido, cor branca, linha Esgoto Série Normal - Tigre	28.02						



ESPAÇO PARA APROVAÇÃO DO PROJETO

OBRA	PROJETO DE REFORMA	 DETRAN MT
PROFET.	61ª CRT CONFRESA	
CMP.		
LOCAL	AV. SANTO AFONSO, BAIRRO: MORADA NOVA, Nº 165, 79652-000	
INSCRIÇÃO CADASTRAL		
AUTOR DO PROJETO	JOSE EDUARDO DE MELO MARTINS	
RESPONS. TÉCNICO	CHEAMT MISED	
ASSUNTO	3D Geral	
DATA: 10/15/21	ESCALA:	DESENHO: OSCAR BUENO MONTENEGRO DE SAUS MORAES
ÁREAS:	ESTATÍSTICAS	FOLHA
ÁREA CONSTRUTIVA	ÁREA DE OBRAS	11 / 11
ÁREA DE REFORMA	ÁREA DE REFORMA	
ÁREA DE REFORMA	ÁREA DE REFORMA	
ÁREA DE REFORMA	ÁREA DE REFORMA	



DETRANCAP202206918